


黄色いふれあいバス 新規乗降ポイント図面

《目次》

御内谷 ①②⑦⑨	… P2	法勝寺（いずみ） ⑤⑩	… P25
鶴田 ③	… P3	馬場 ⑤⑪	… P26
朝金 ④	… P4	いずみ ⑤②⑤③	… P27
市山 ⑤～⑩	… P5	福頼 ⑤④	… P28
金田 ⑪⑫	… P7	落合団地 ⑤⑤	… P29
高姫 ⑬⑭	… P9	法勝寺八区 ⑤⑥	… P30
福里 ⑮～⑳	… P11	法勝寺一区 ⑤⑦⑤⑧⑥⑩	… P31
円山 ㉒～㉔、⑤⑨	… P12	倭 ⑥①⑥②	… P32
諸木（西原） ㉕	… P13	原（田園ハイツ） ⑥③～⑥⑤	… P33
諸木 ㉖	… P14	西 ⑥⑥	… P34
田住 ㉗～㉙	… P15	鍋倉 ⑥⑦	… P35
宮前二 ㉚～㉜	… P17	与一谷 ⑥⑧	… P36
宮前一 ㉝～㉟、㉗⑧	… P18	猪小路 ⑥⑨～⑦①	… P37
天萬 ㉞⑨④①②⑦⑥⑦⑦	… P19	長田 ⑦②	… P39
寺内 ④⑩	… P21	原 ⑦③⑦④	… P40
三崎 ④③～④⑥	… P22	阿賀（上阿賀） ⑦⑤	… P41
清水川（フォレストタウン） ④⑦～④⑨	… P24		

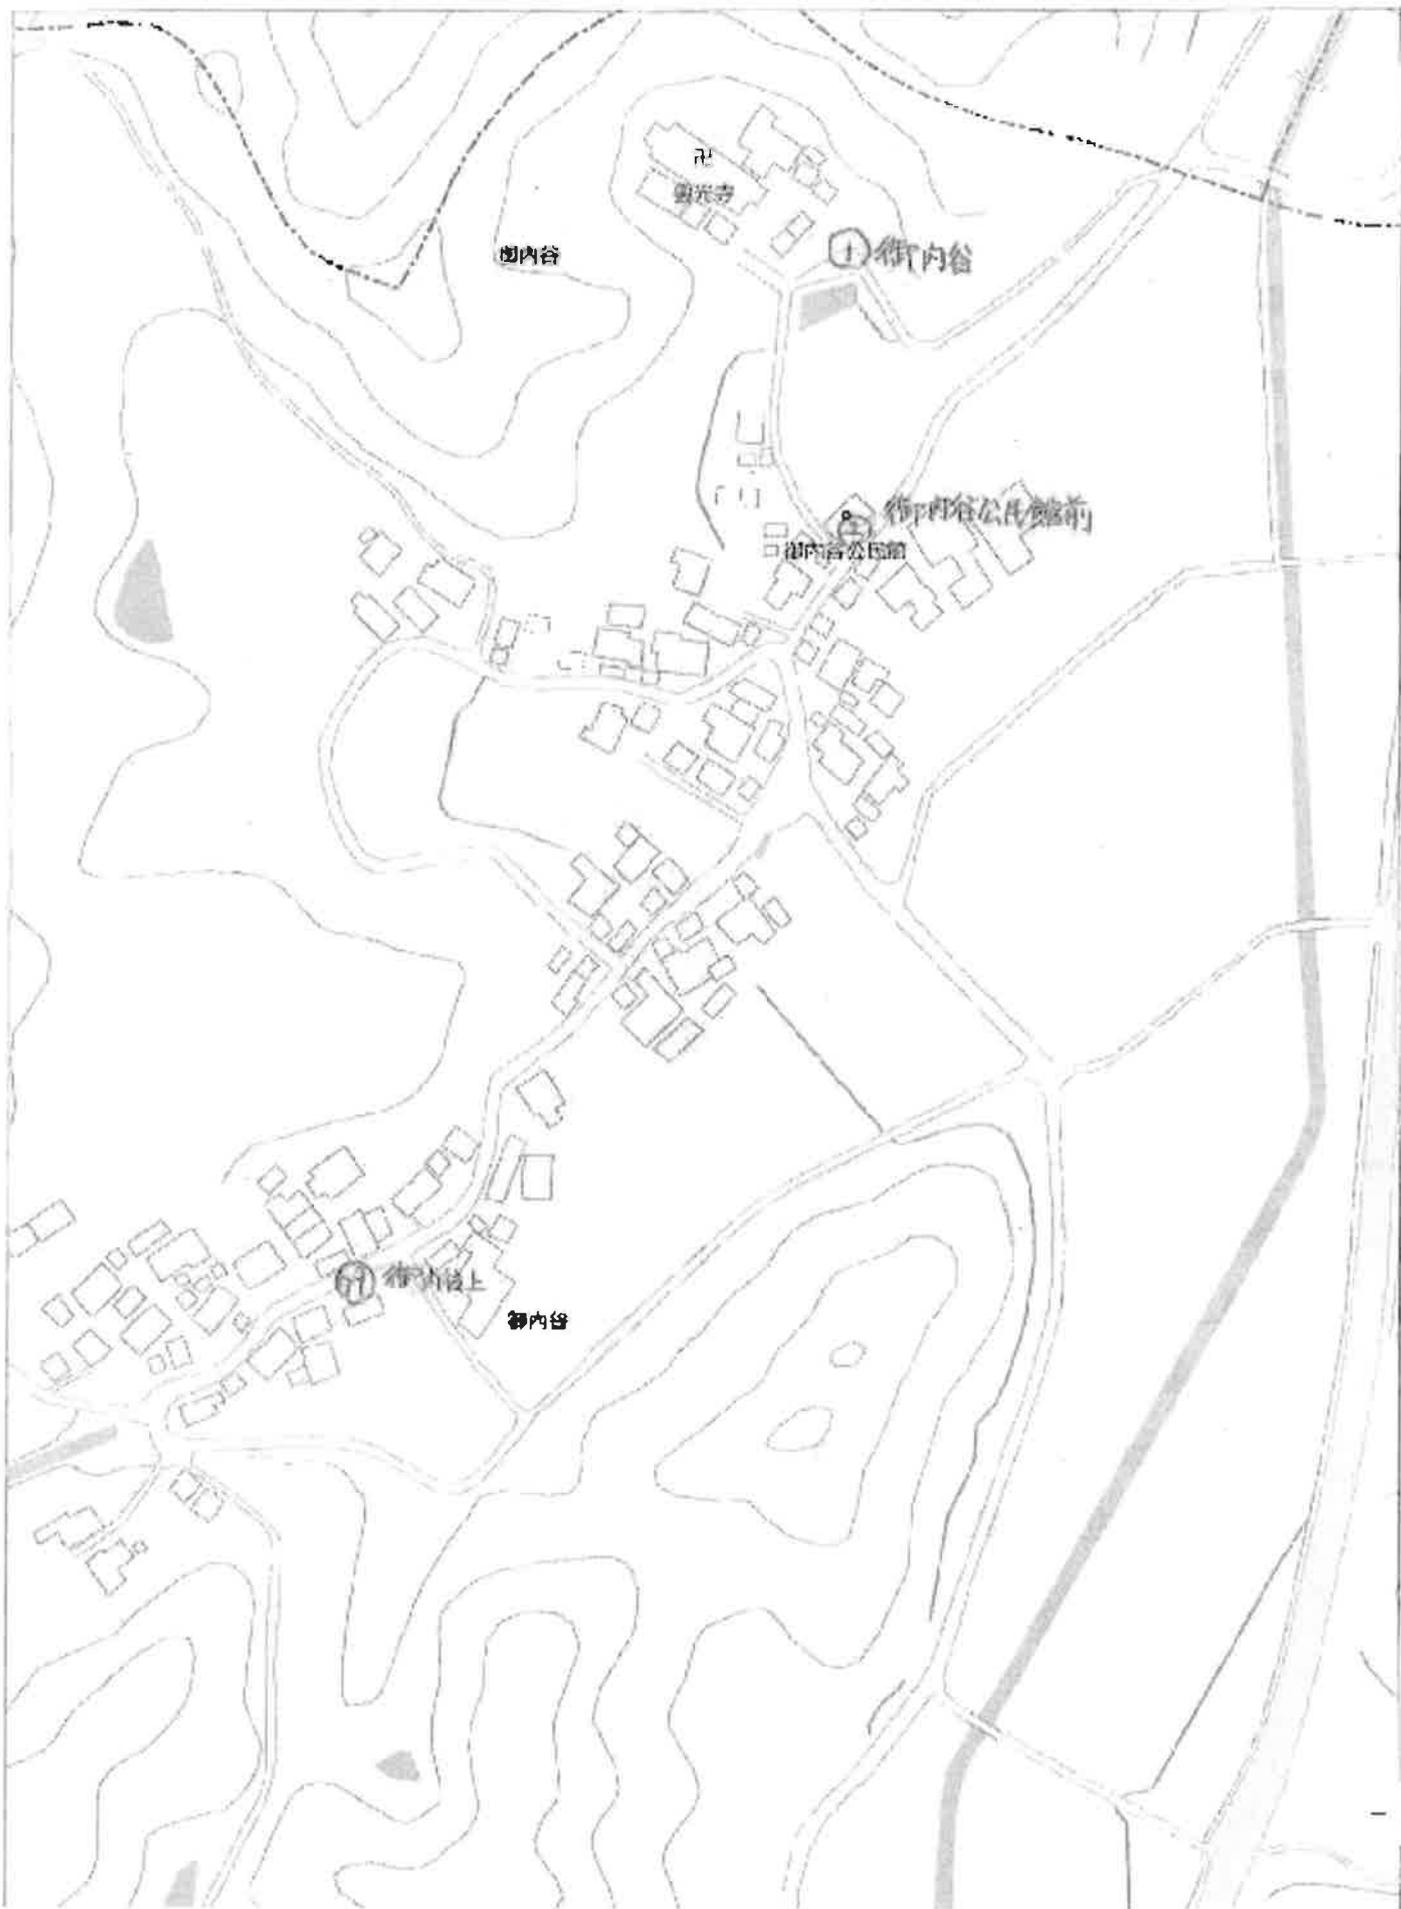



縮尺：1/2,000

50m

□
鶴田神社

朝金

大森神社

朝金公民館

未来工

朝金

ゴミステーション前
付近

4

縮尺：1/2,000

50m

市山

市山根神社

⑥ 山根神社前


⑤ オース招納箱
付近

継平多目的生活共同所

縮尺：1/2,000


50m



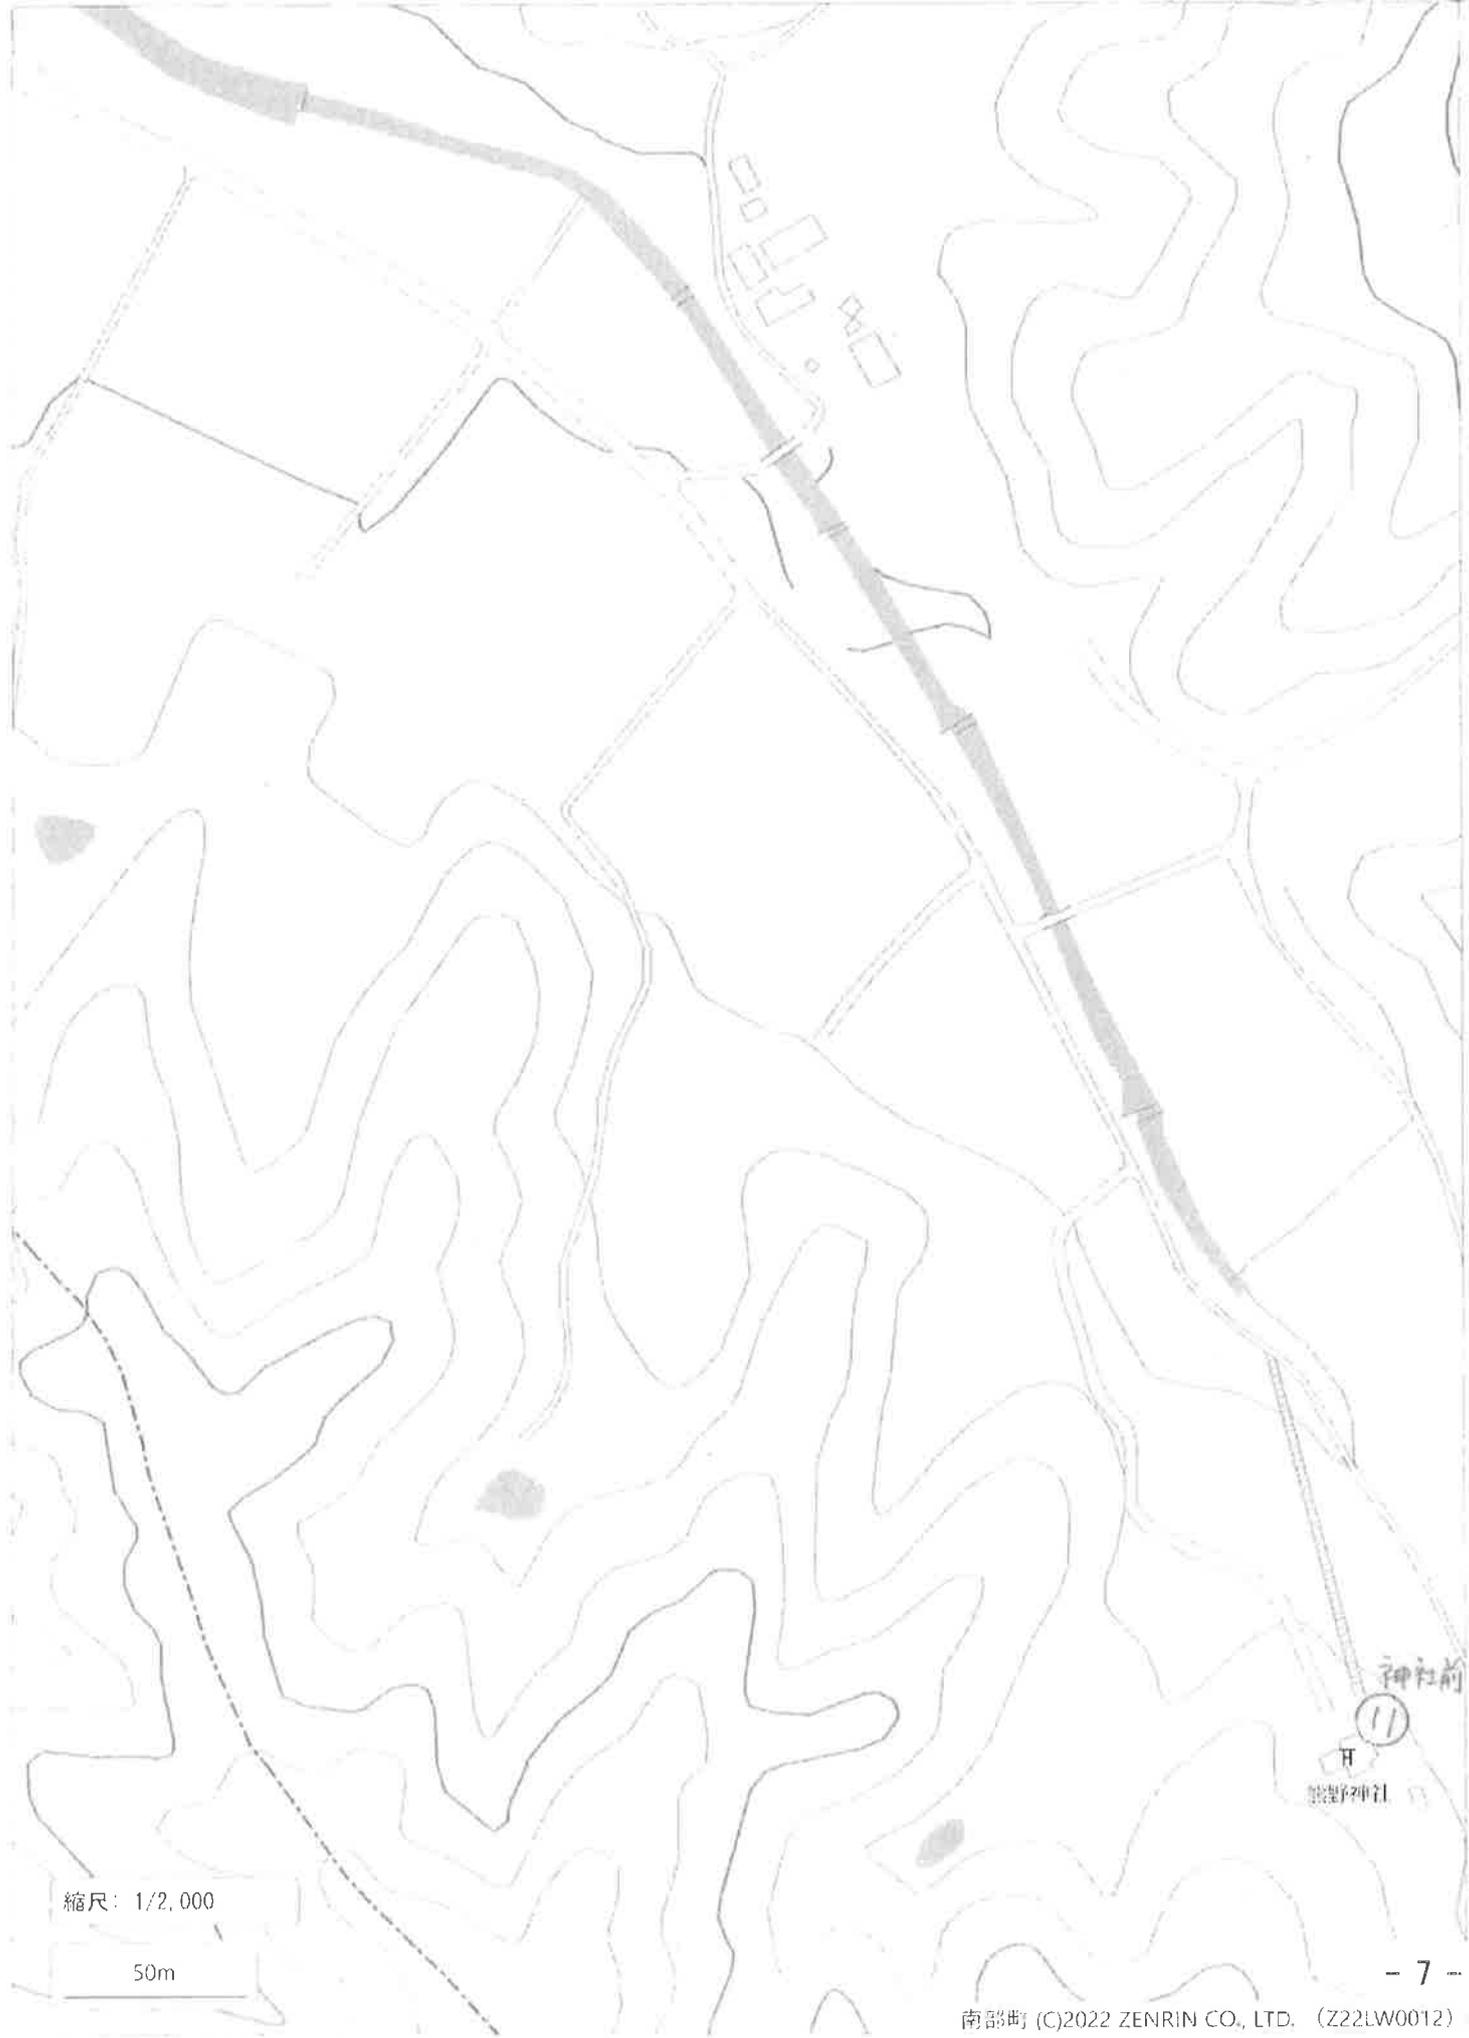


縮尺: 1/2,000

50m

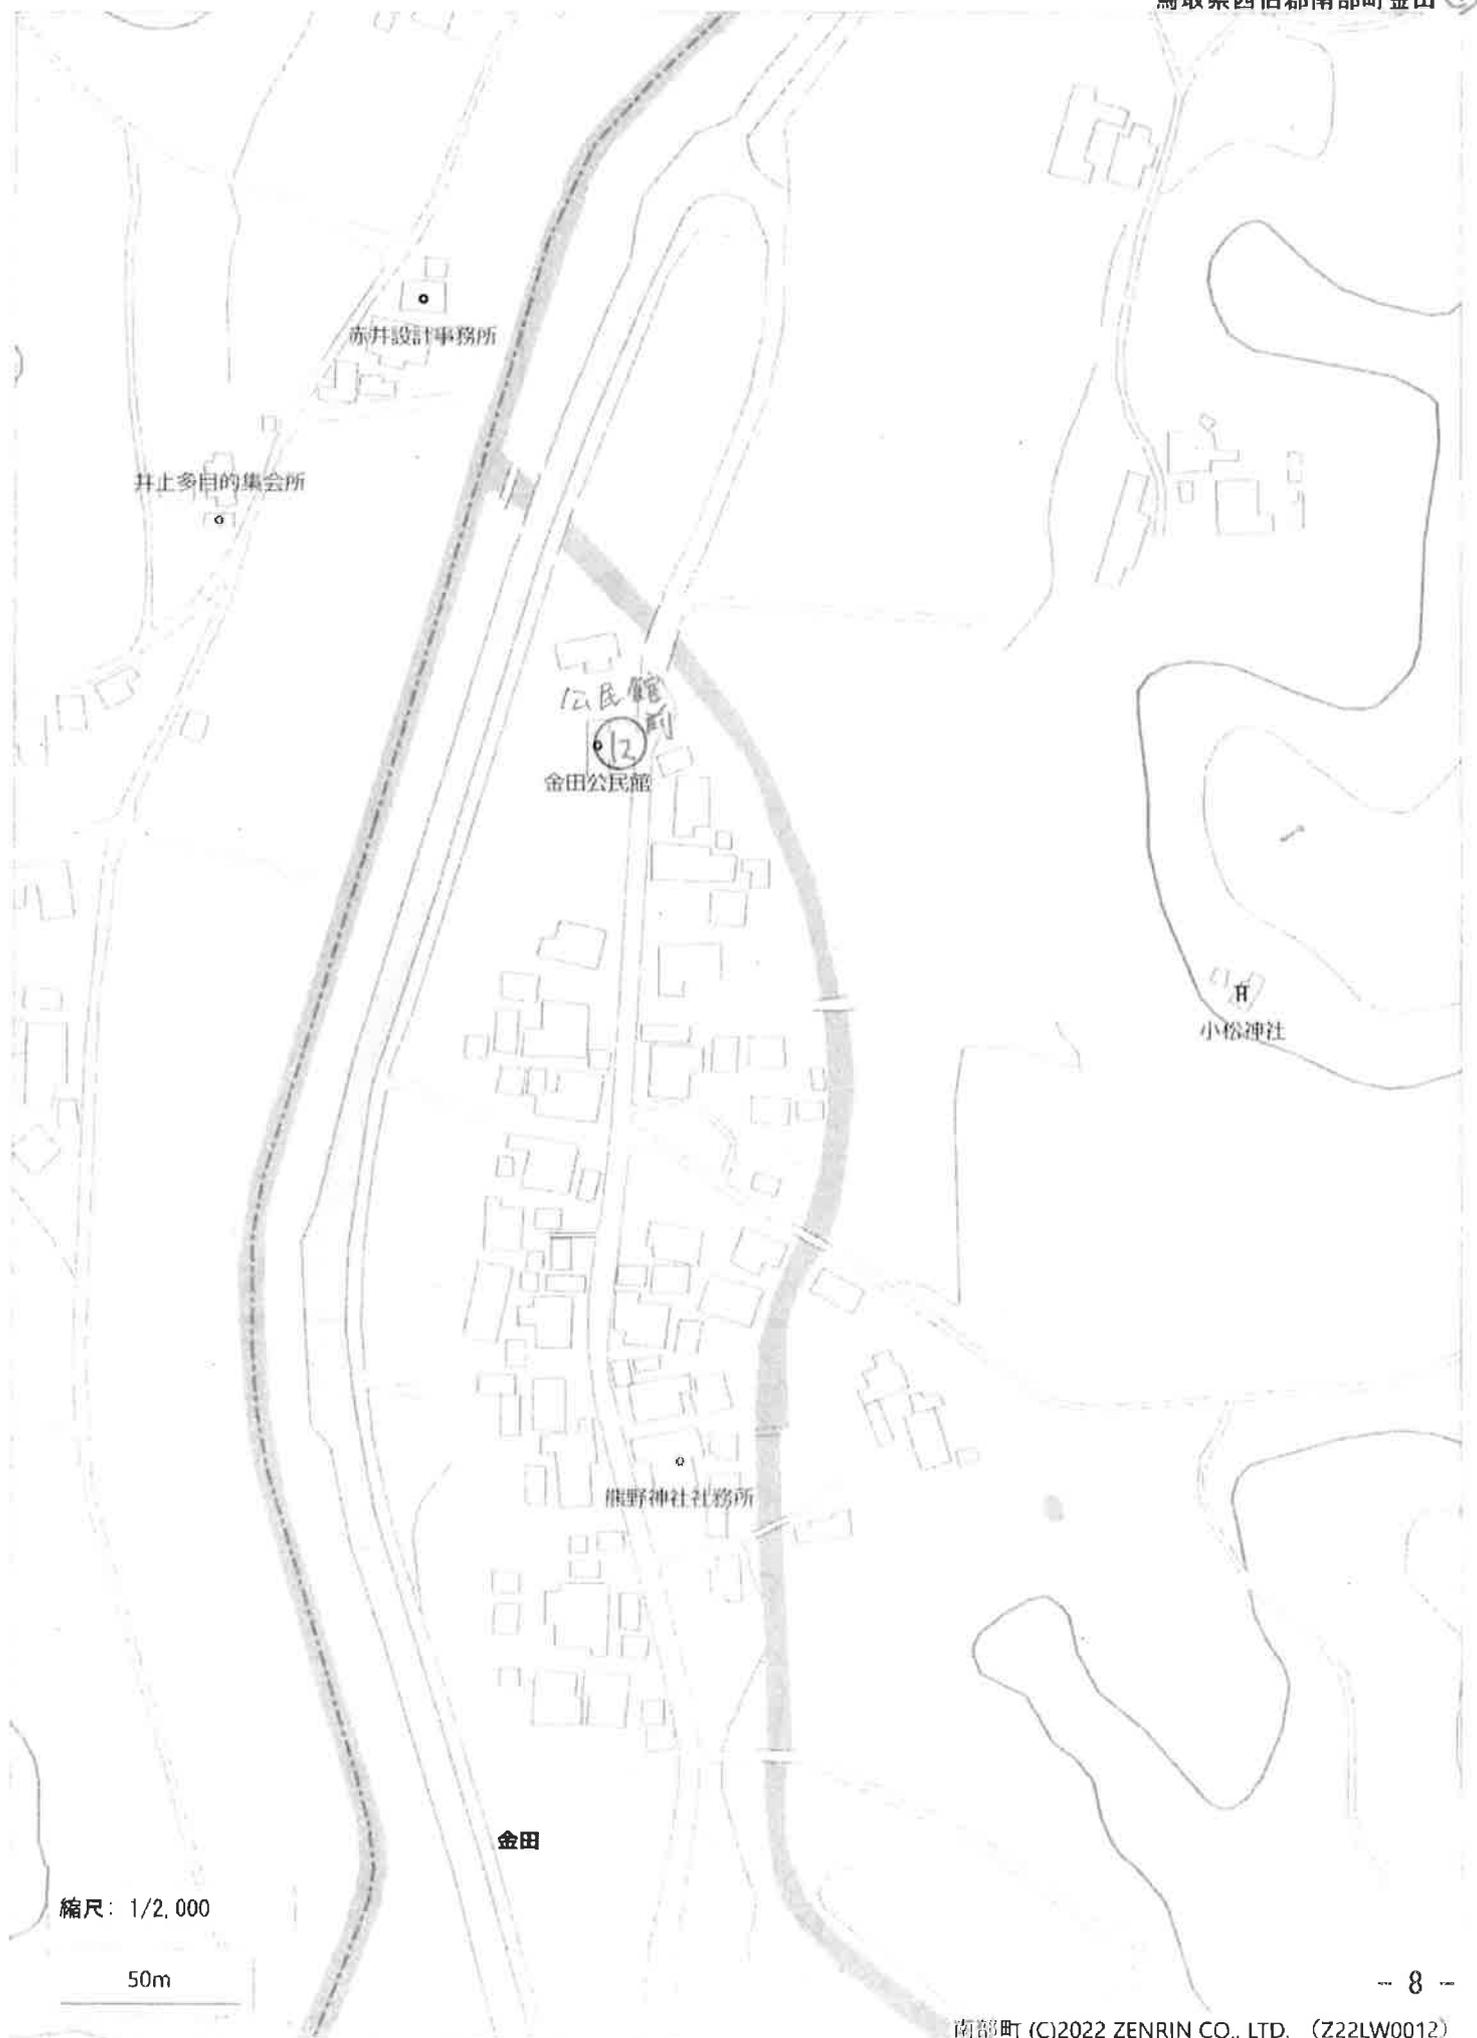


縮尺：1/2,000

50m

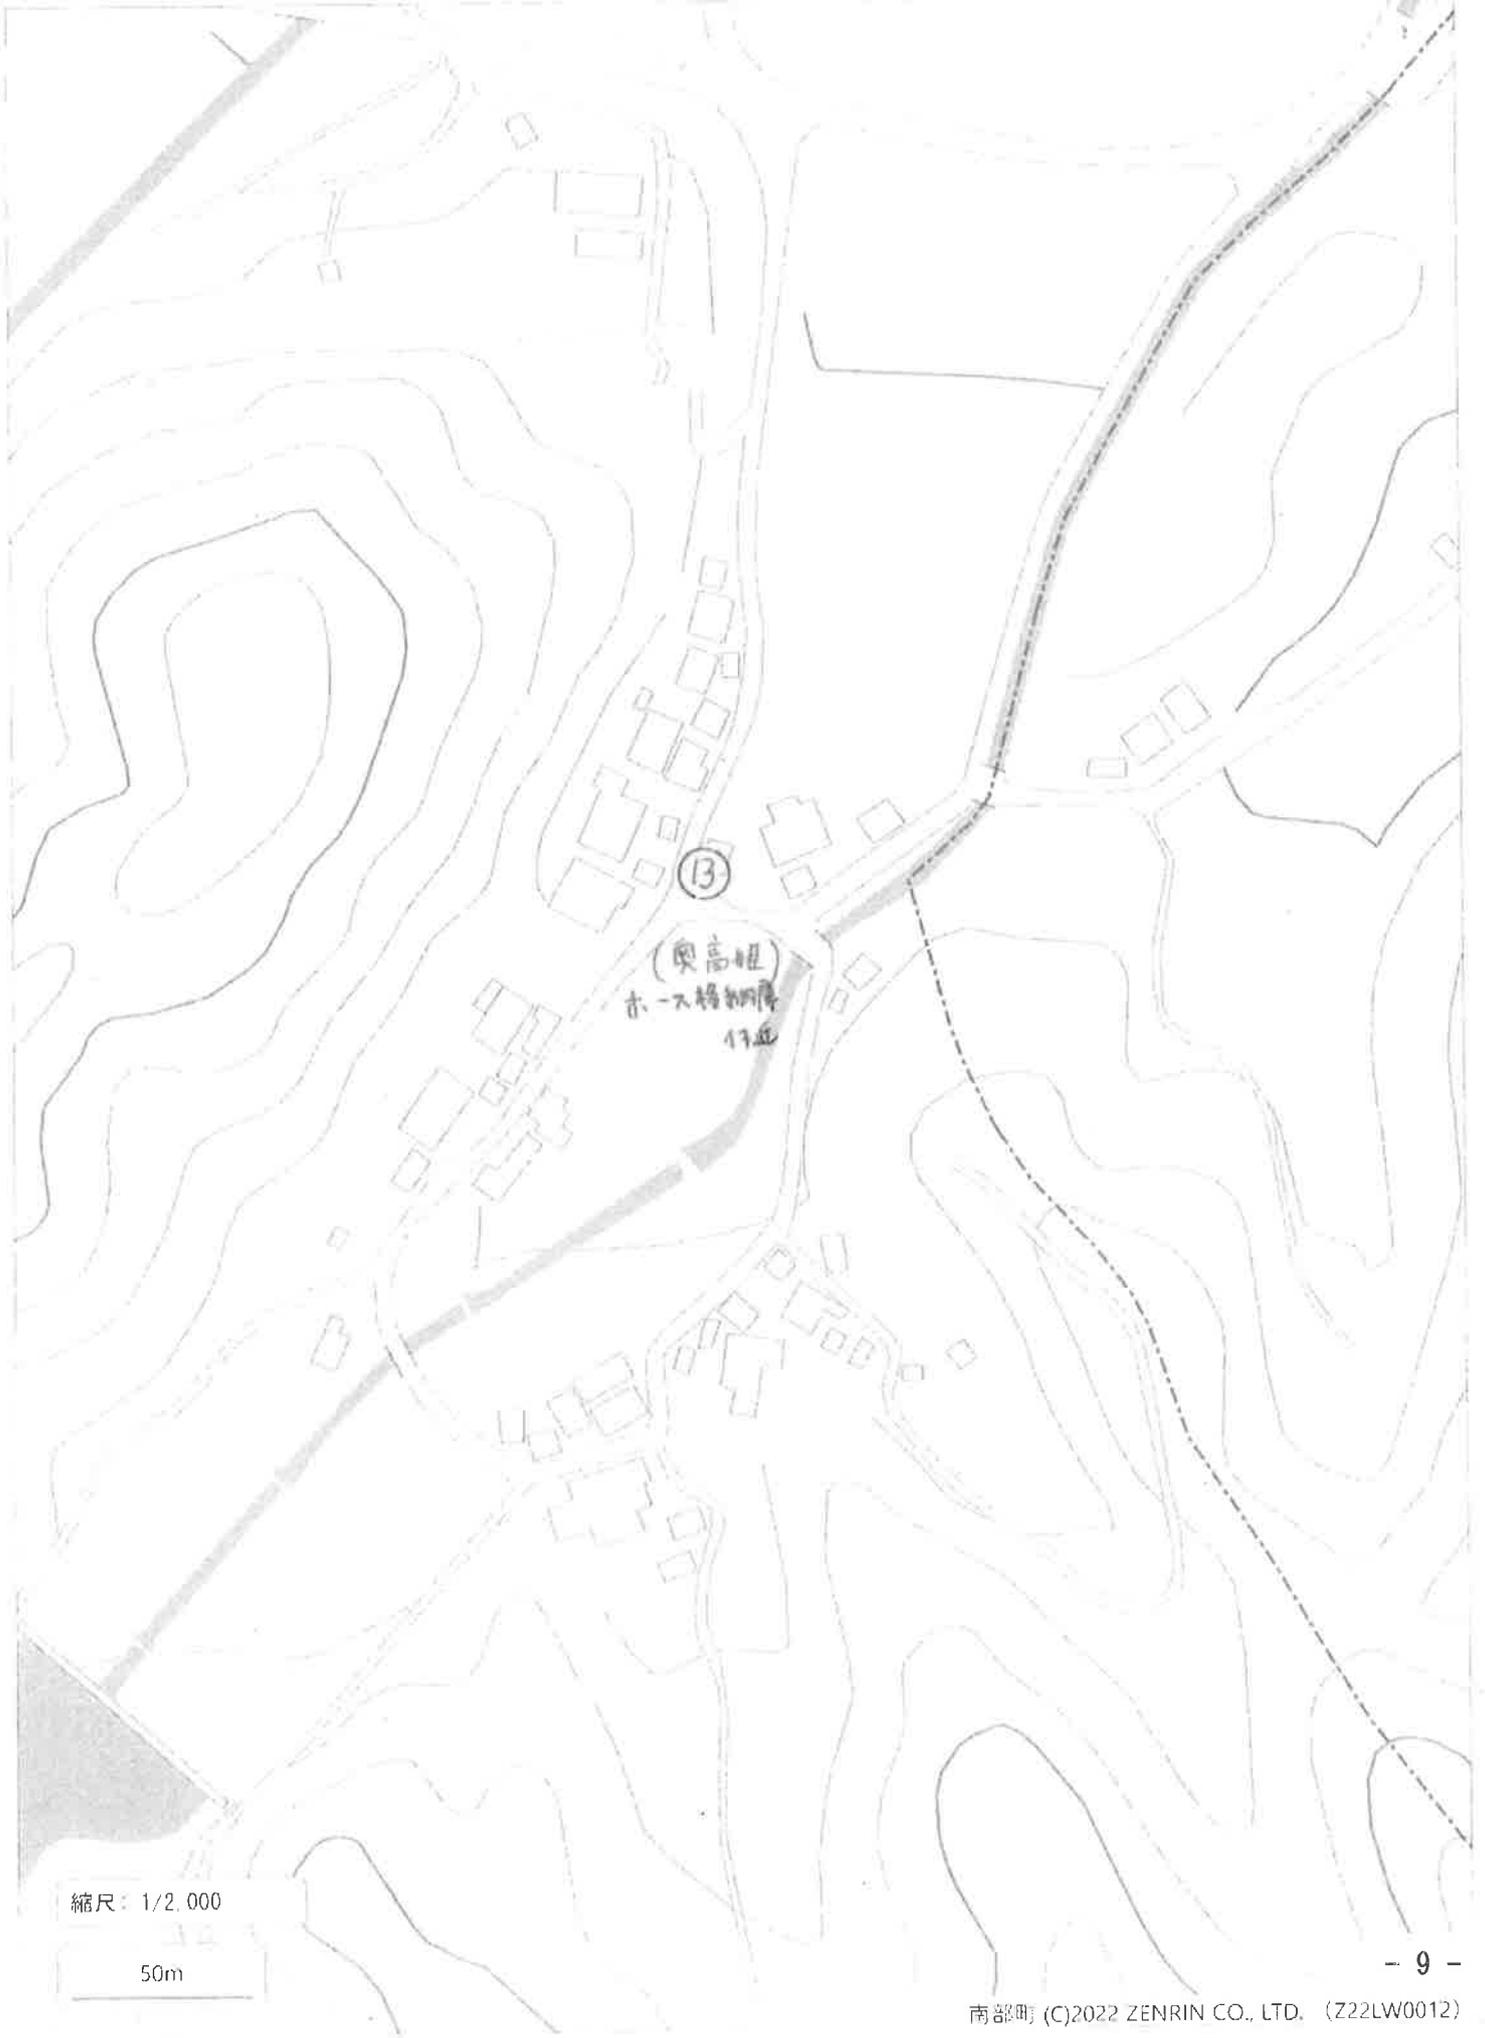


縮尺：1/2,000

50m

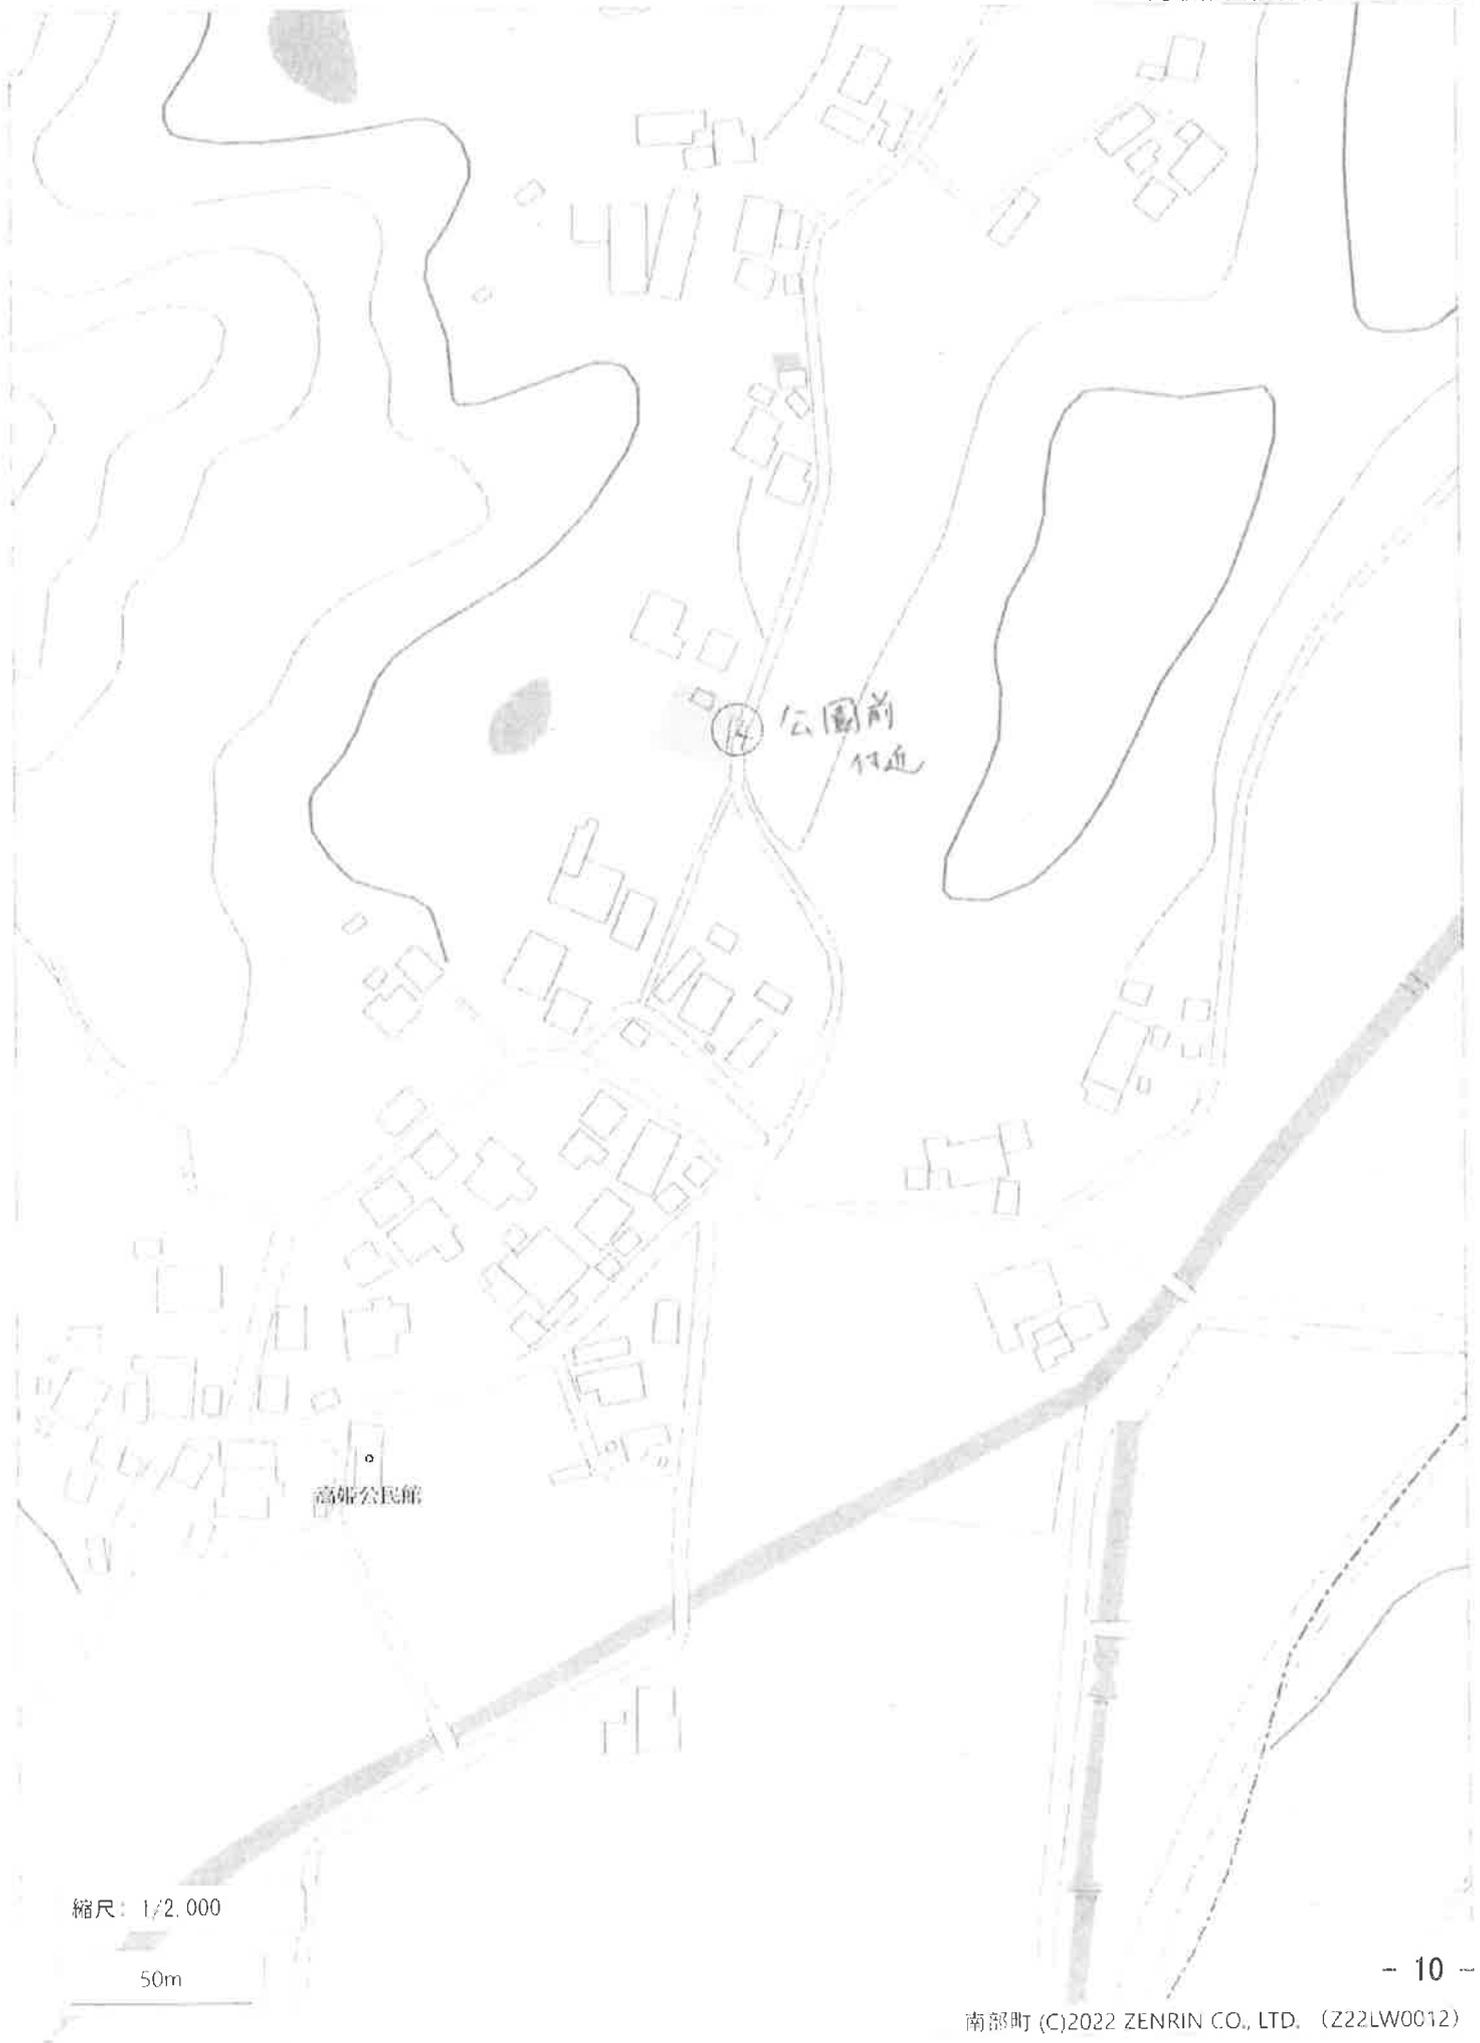

縮尺: 1/2,000

50m

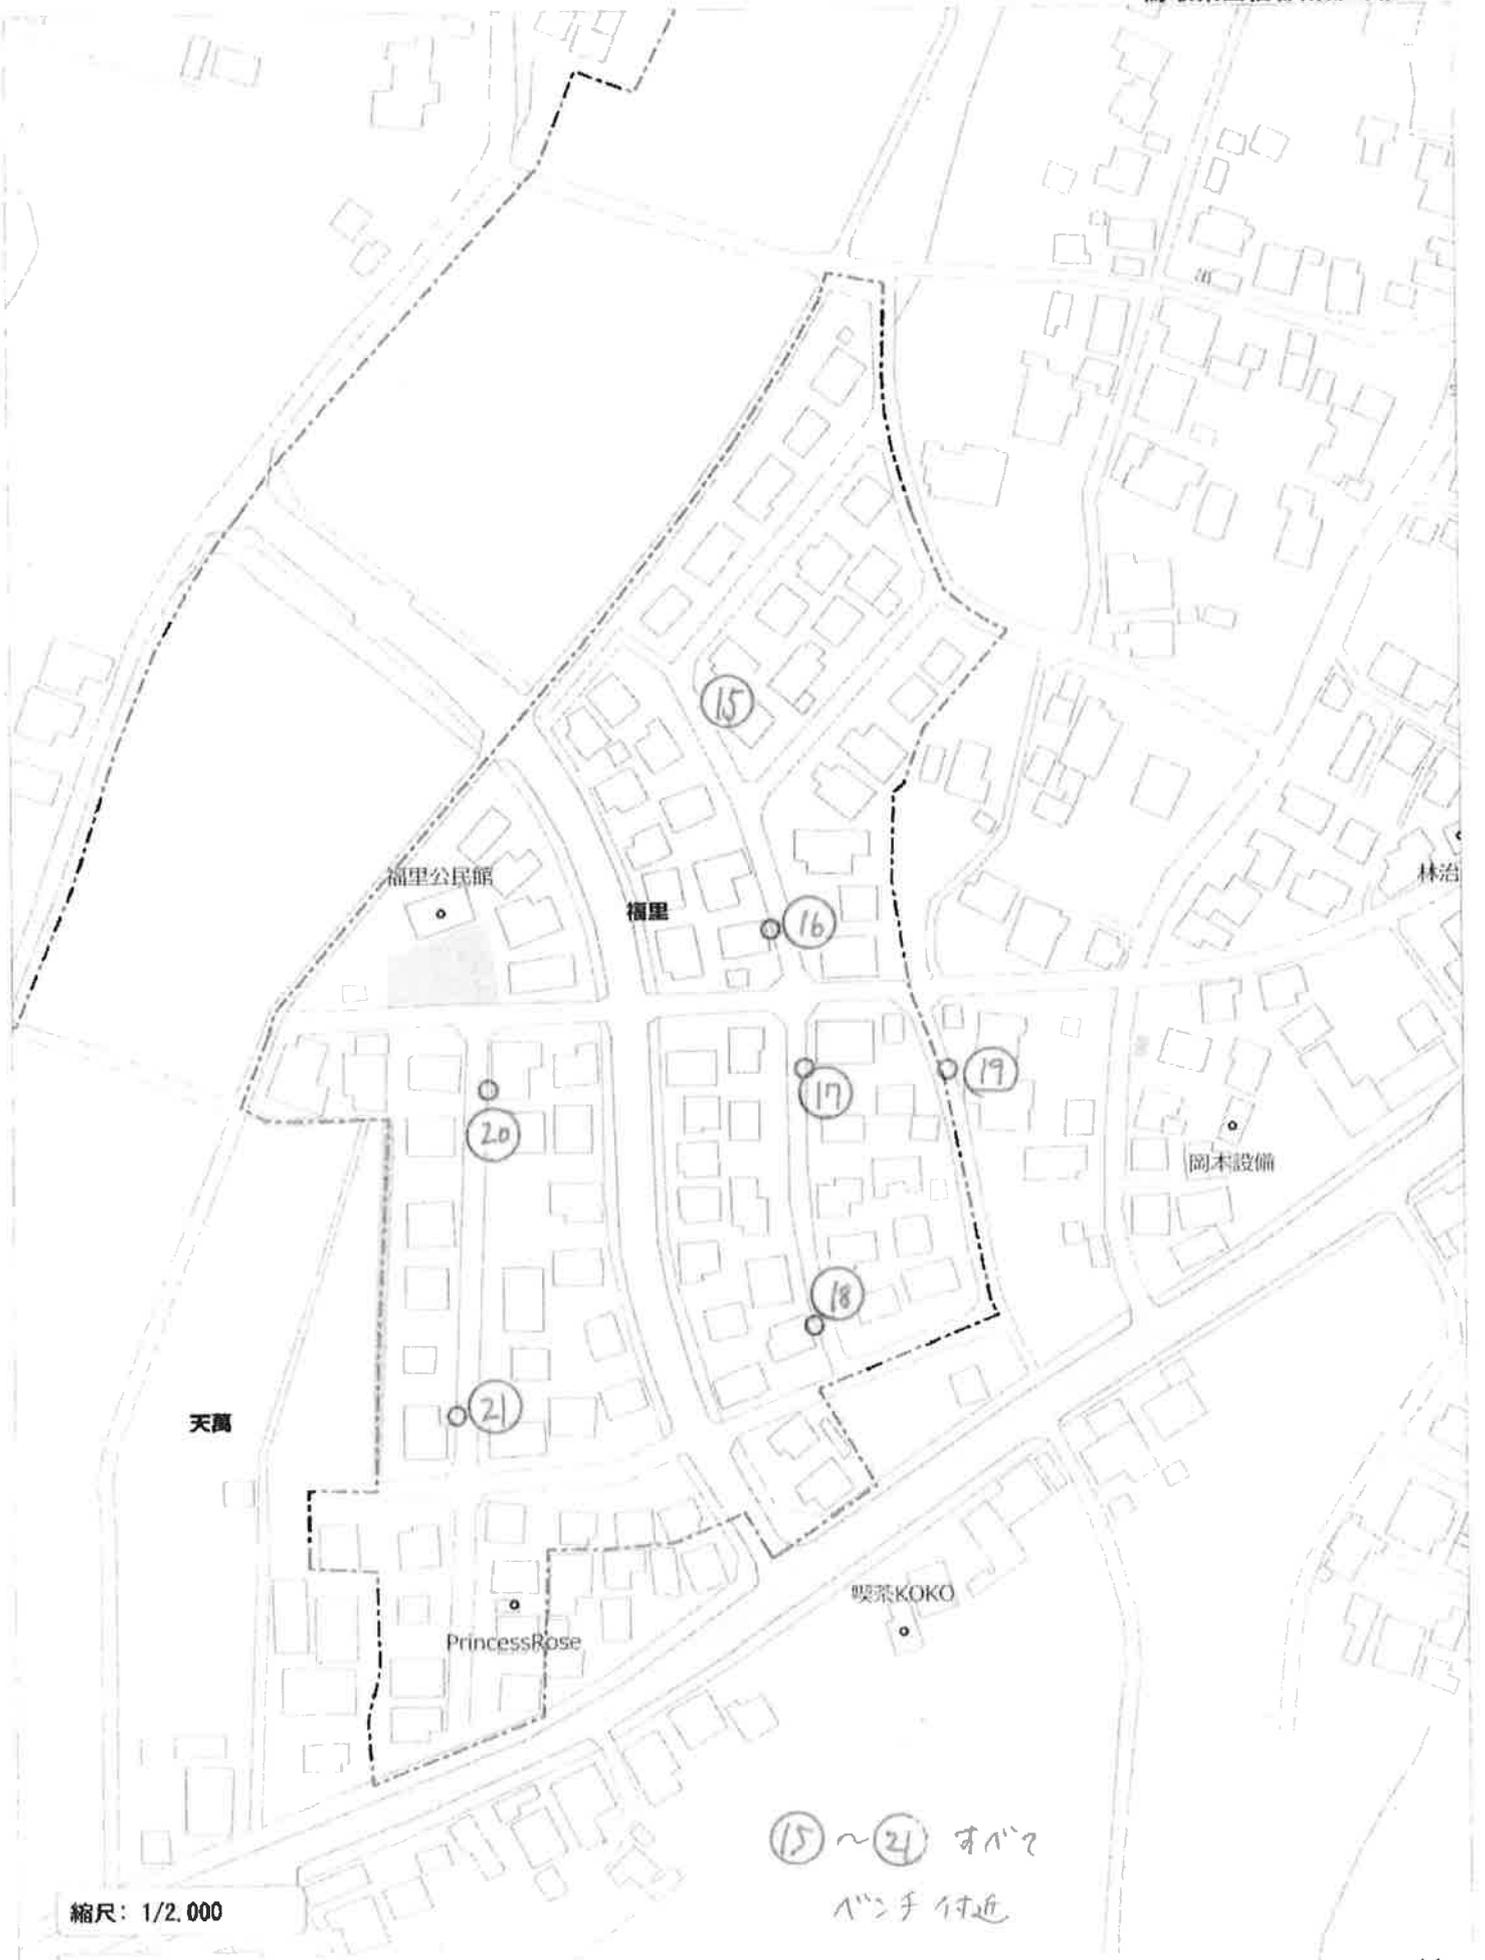

縮尺: 1/2,000

50m

(15) ~ (21) オバケ
バン手付近



縮尺: 1/2,000

諸木

50m



縮尺: 1/2,000

50m



縮尺: 1/2,000

50m



縮尺: 1/2,000

50m

松尾神社

田住

シンフォニー


田住公民館

28

小林園芸


縮尺：1/2,000

50m

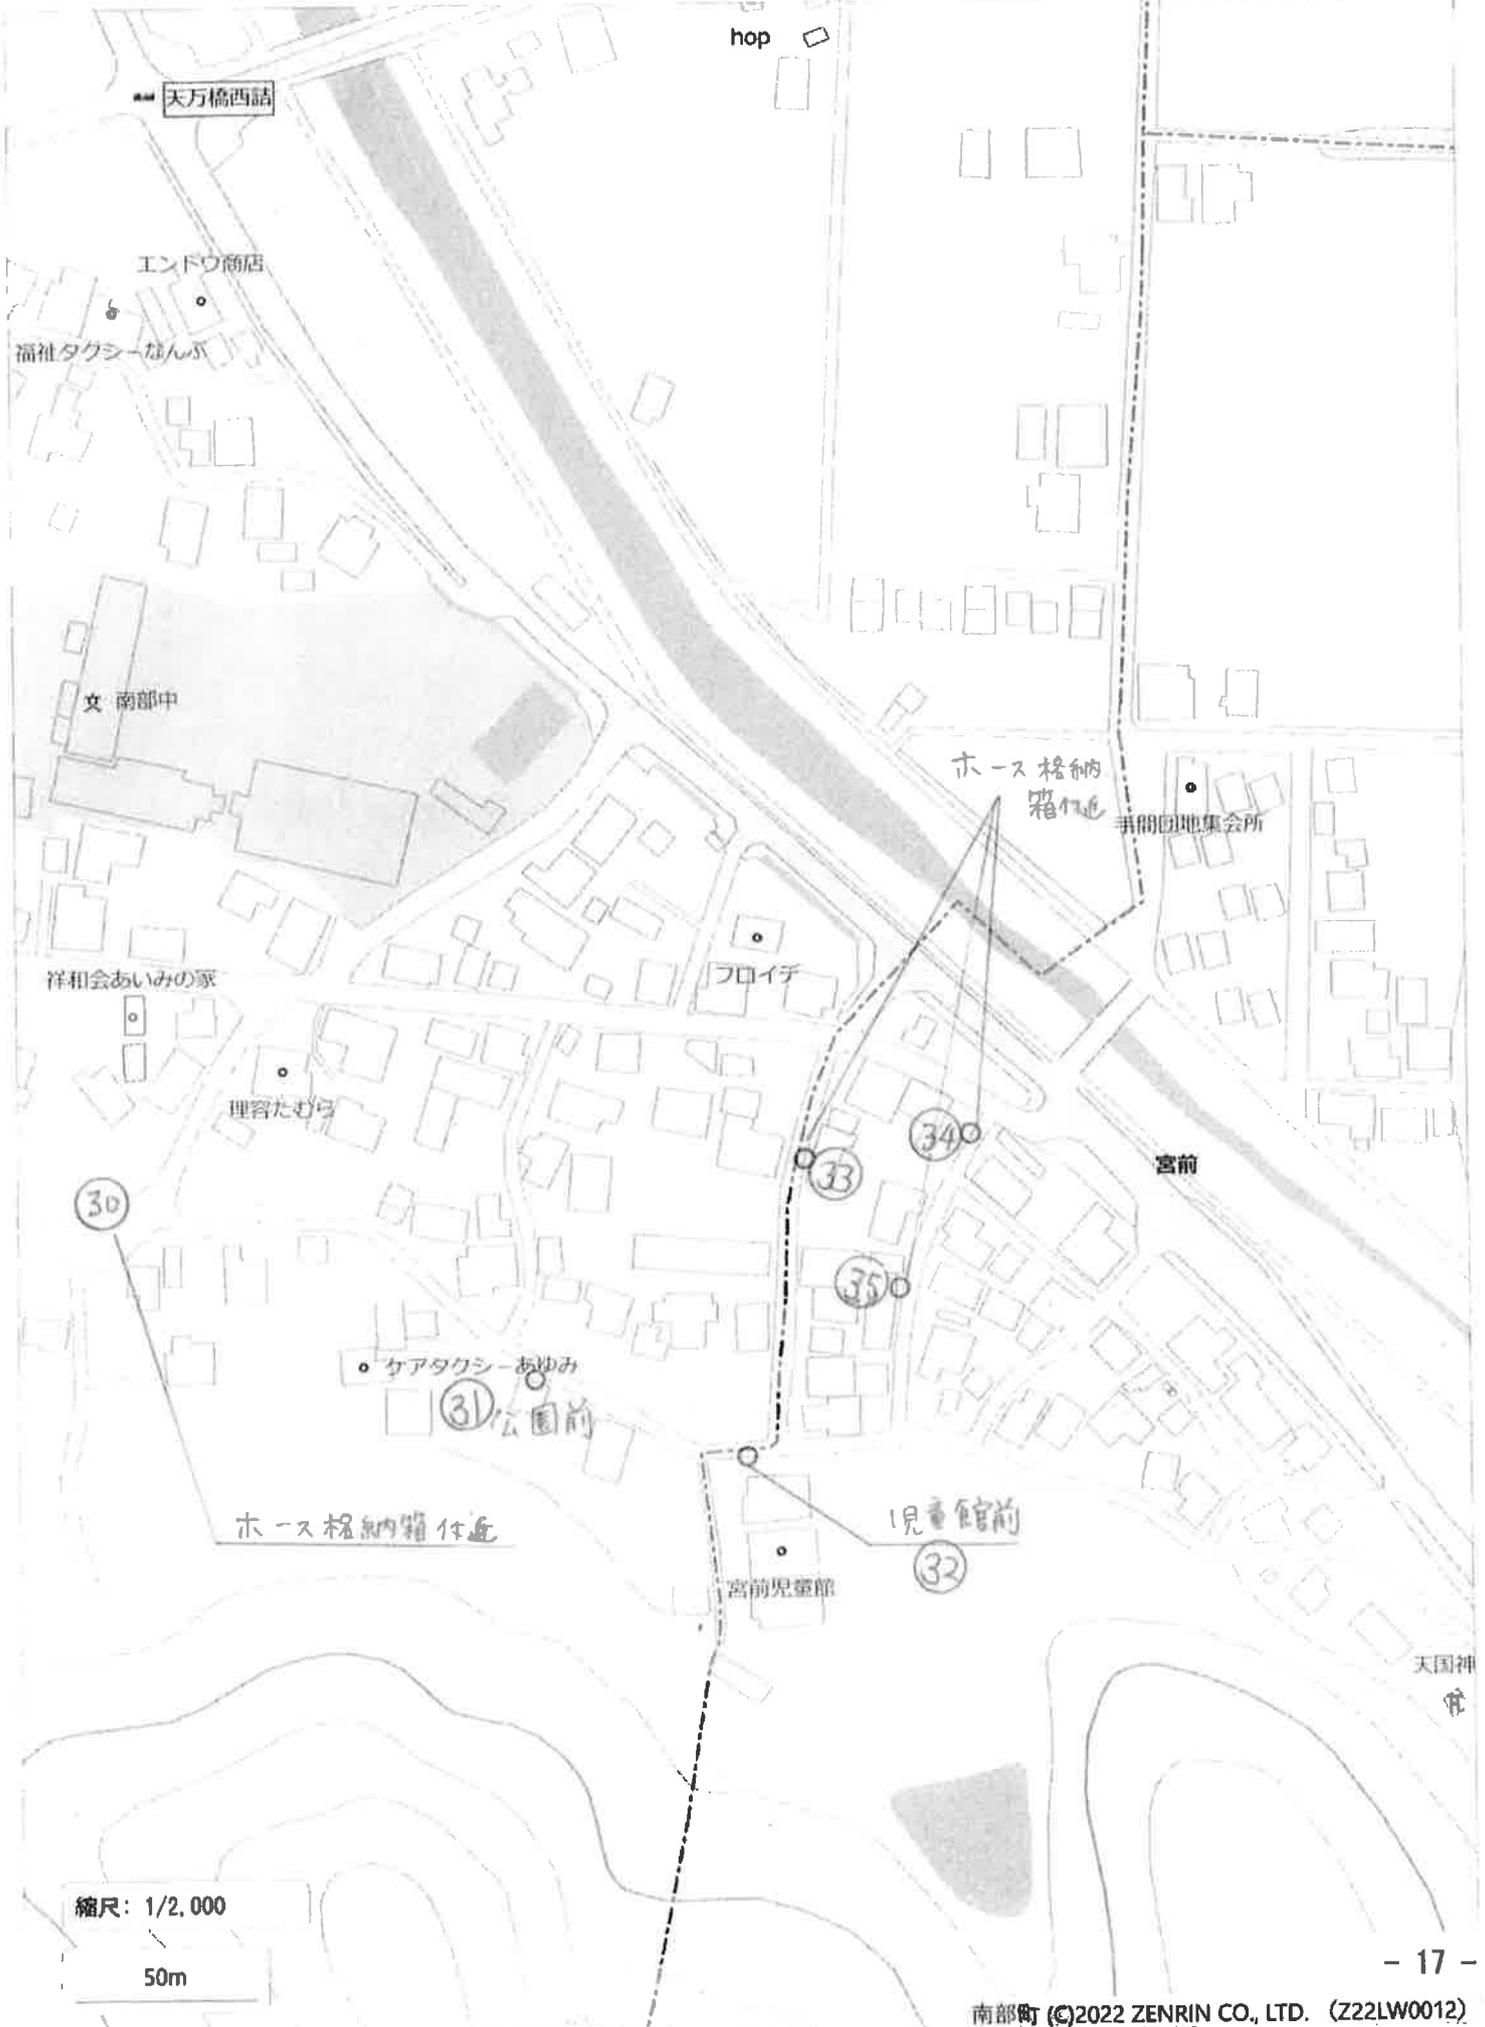

縮尺: 1/2,000

50m

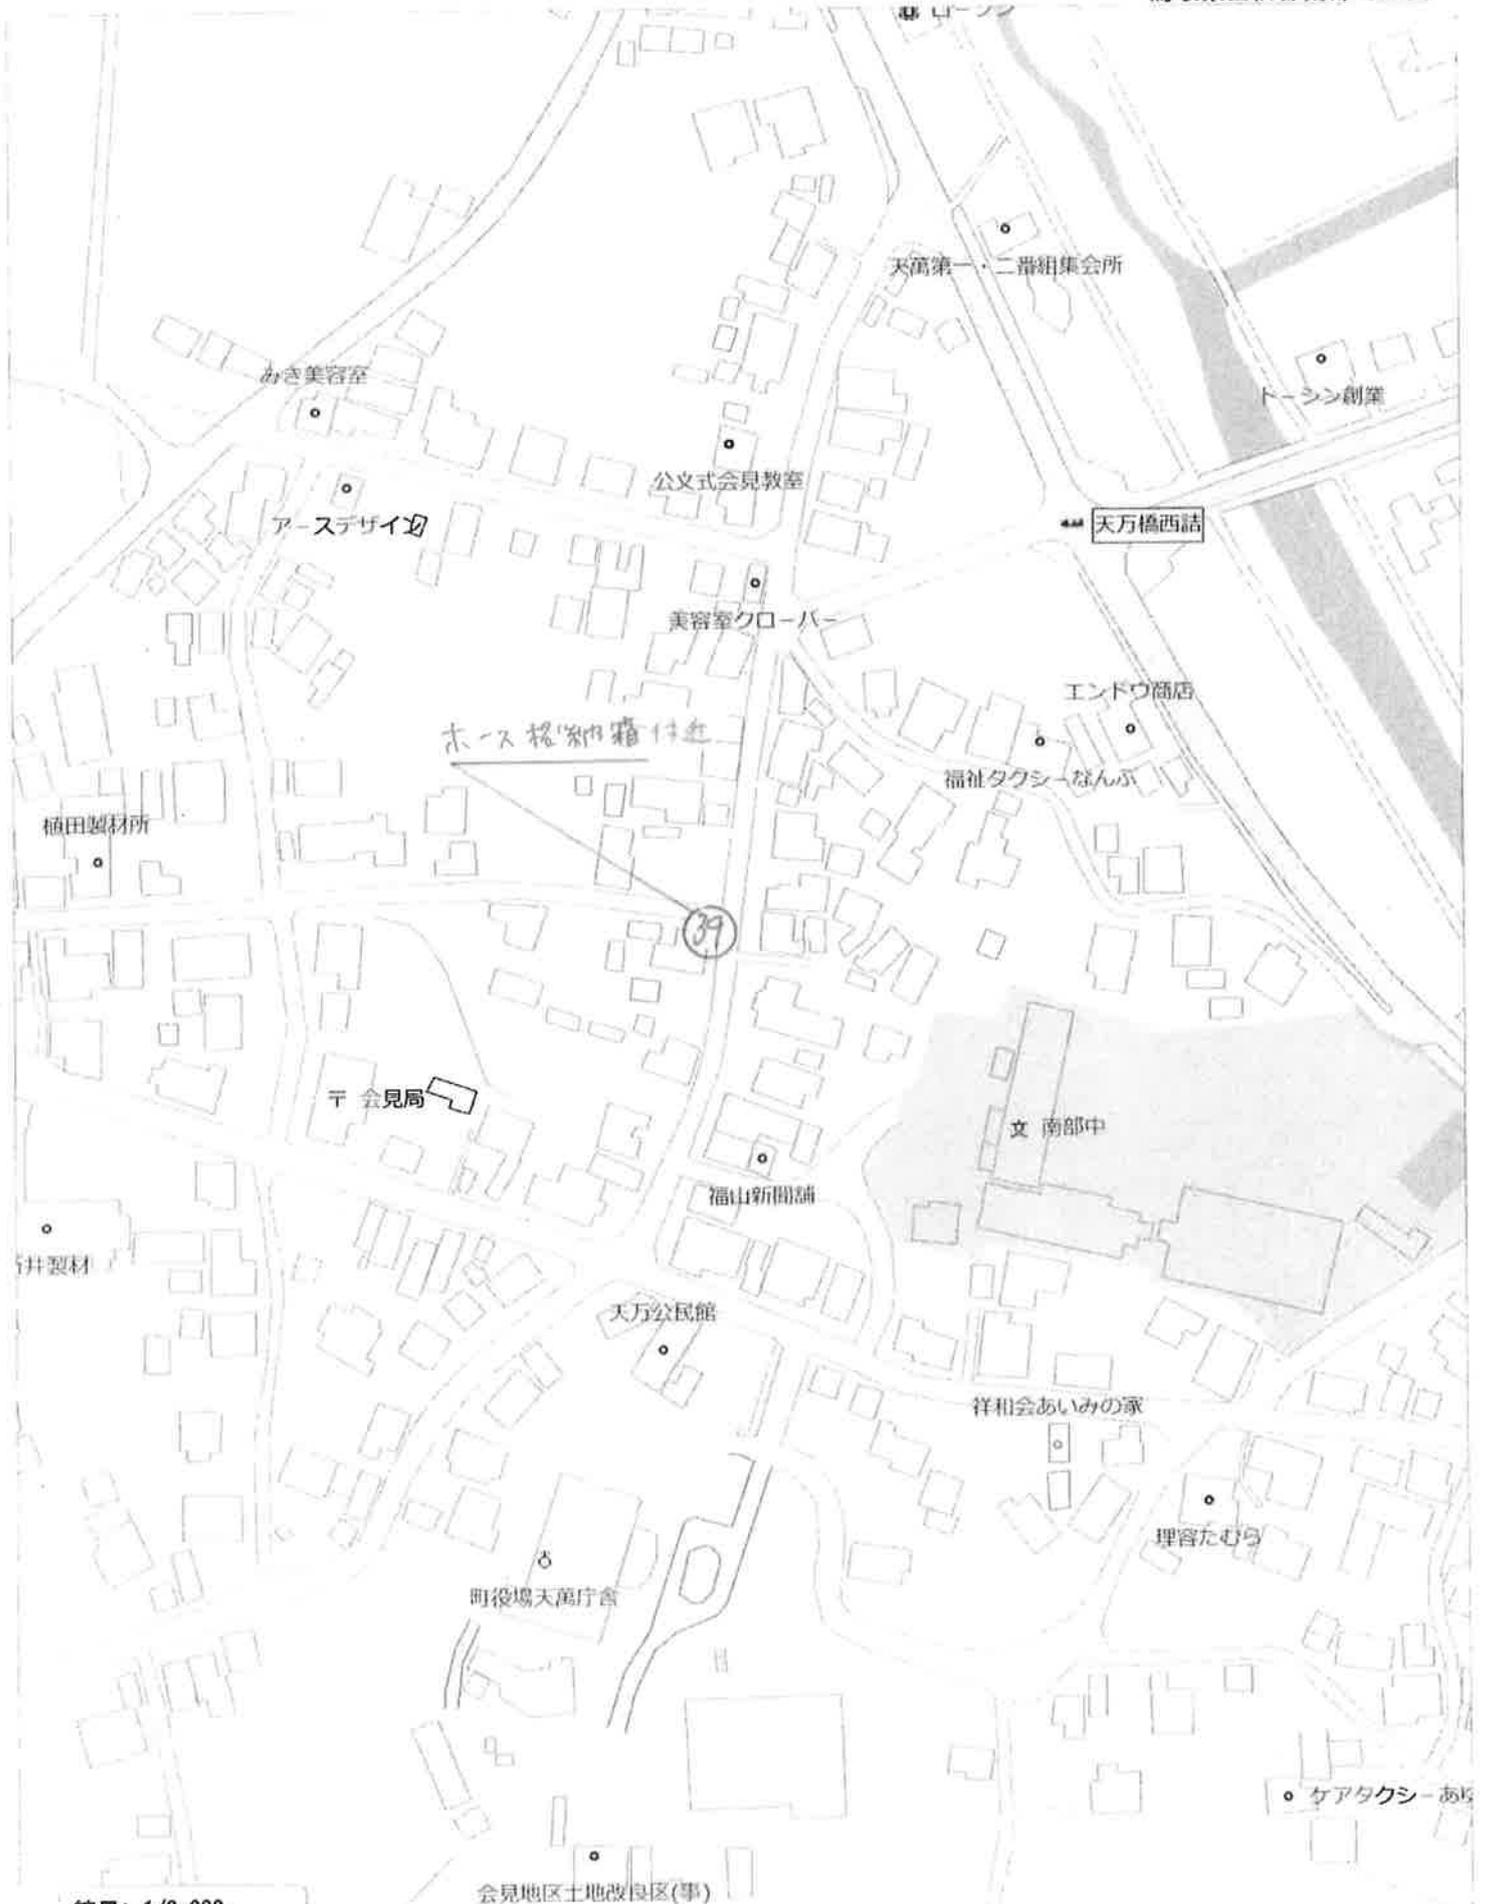

縮尺: 1/2,000

50m



縮尺: 1/2,000

50m

防火水槽 フェリス付近


42

76 (駐車場)



縮尺: 1/2,000

50m

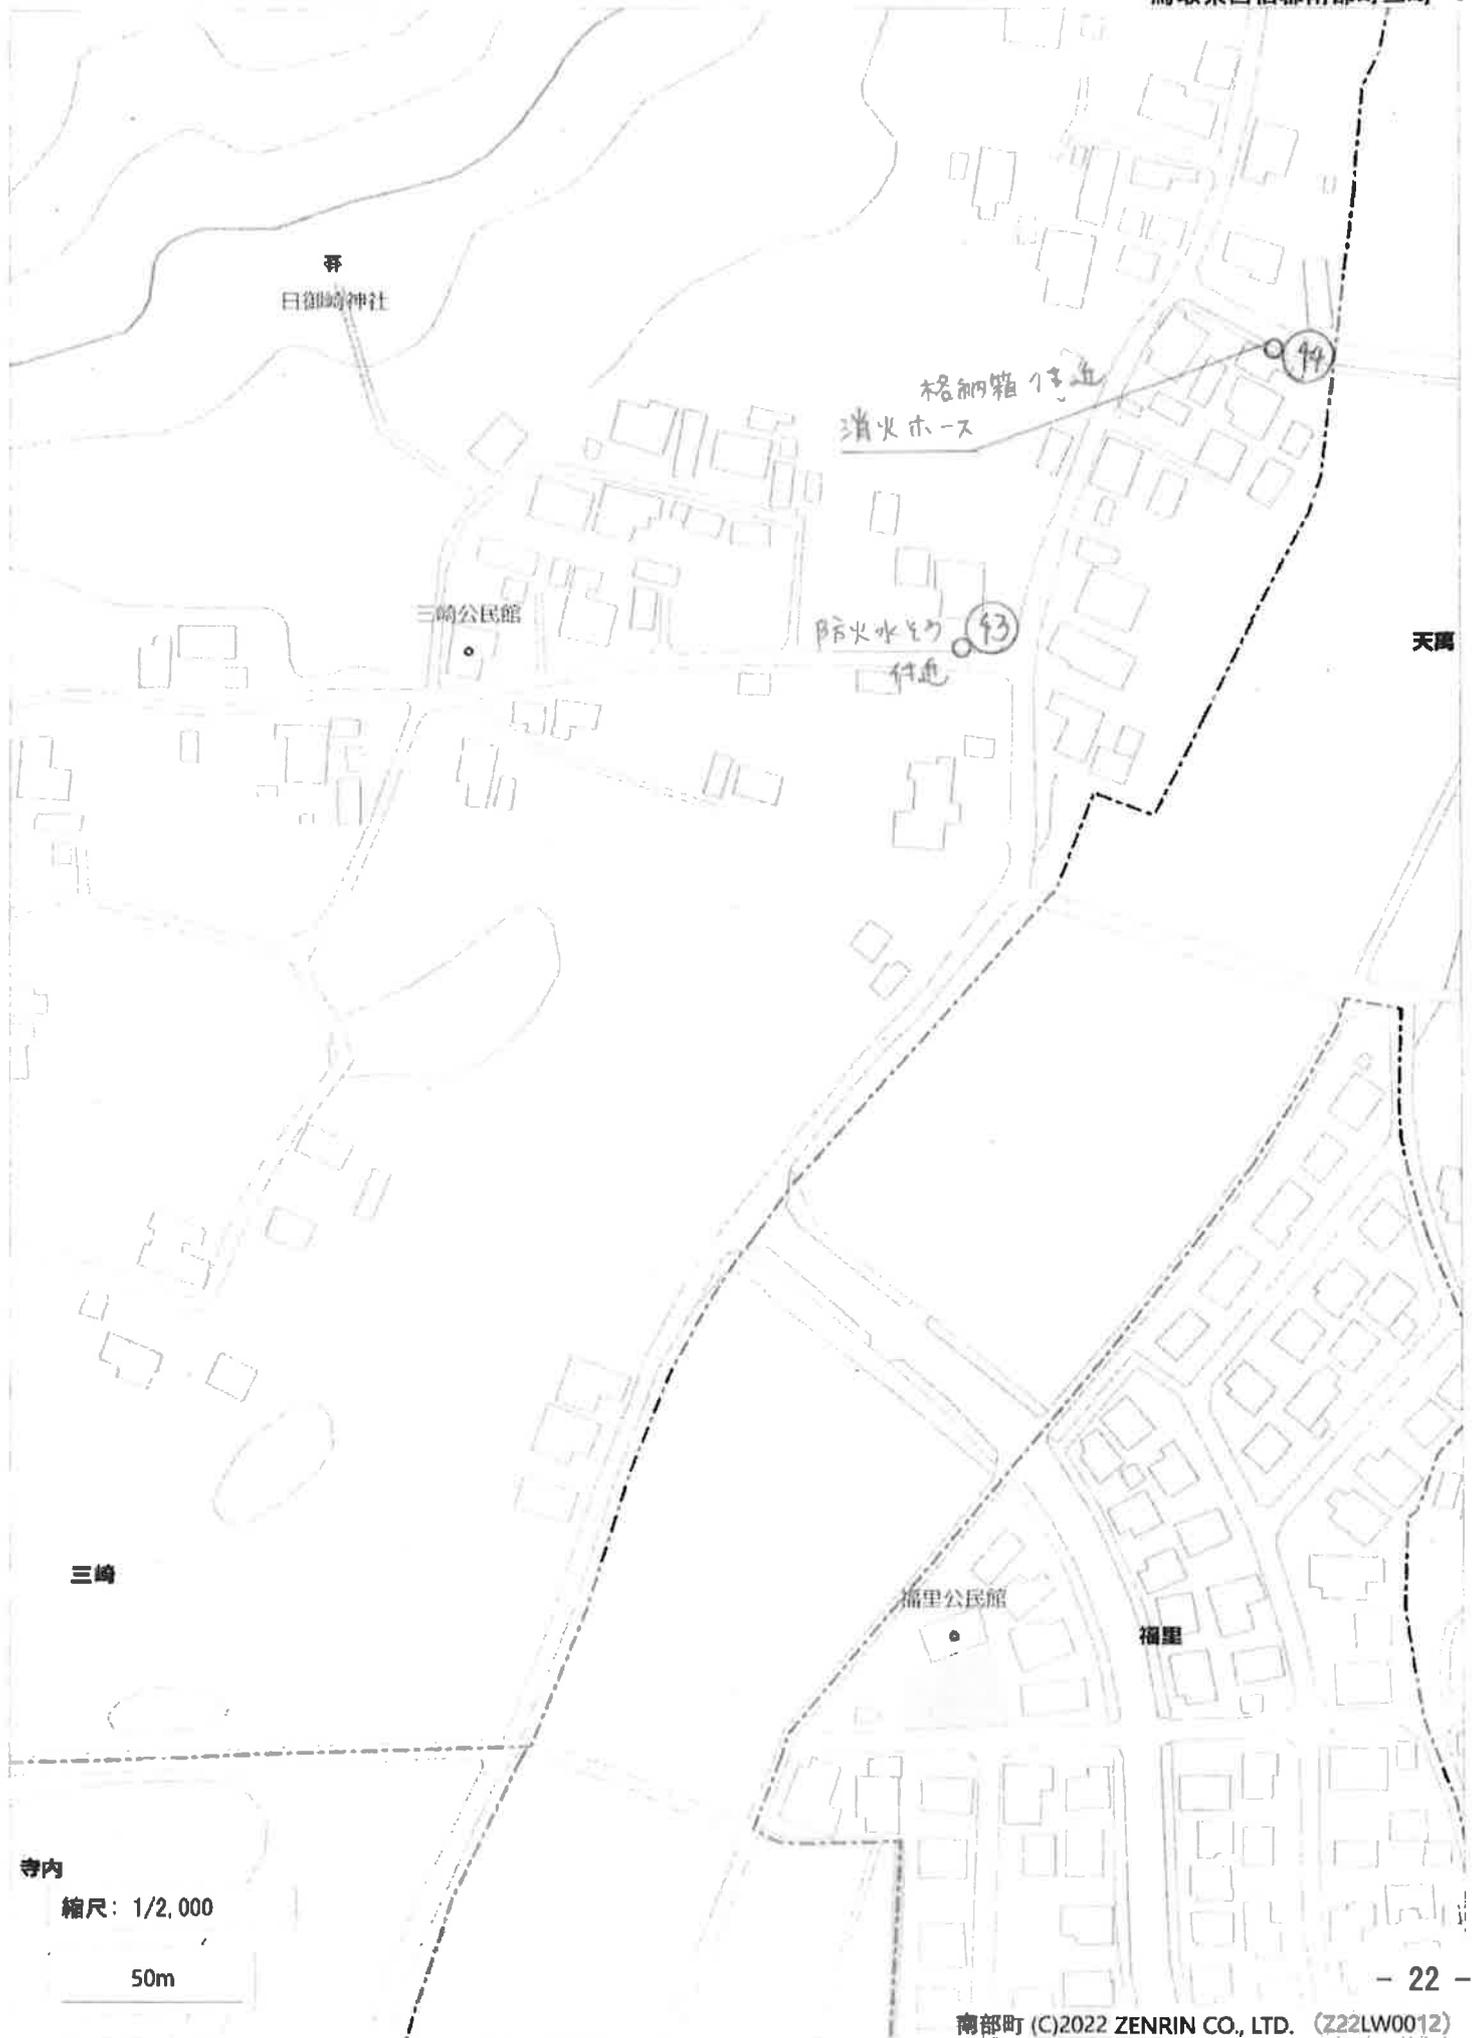

三崎神社

三崎公民館

消防水タンク
消火ホース

格納箱付道

94

93

天馬

三崎


福里公民館

福里

寺内

縮尺: 1/2,000

50m

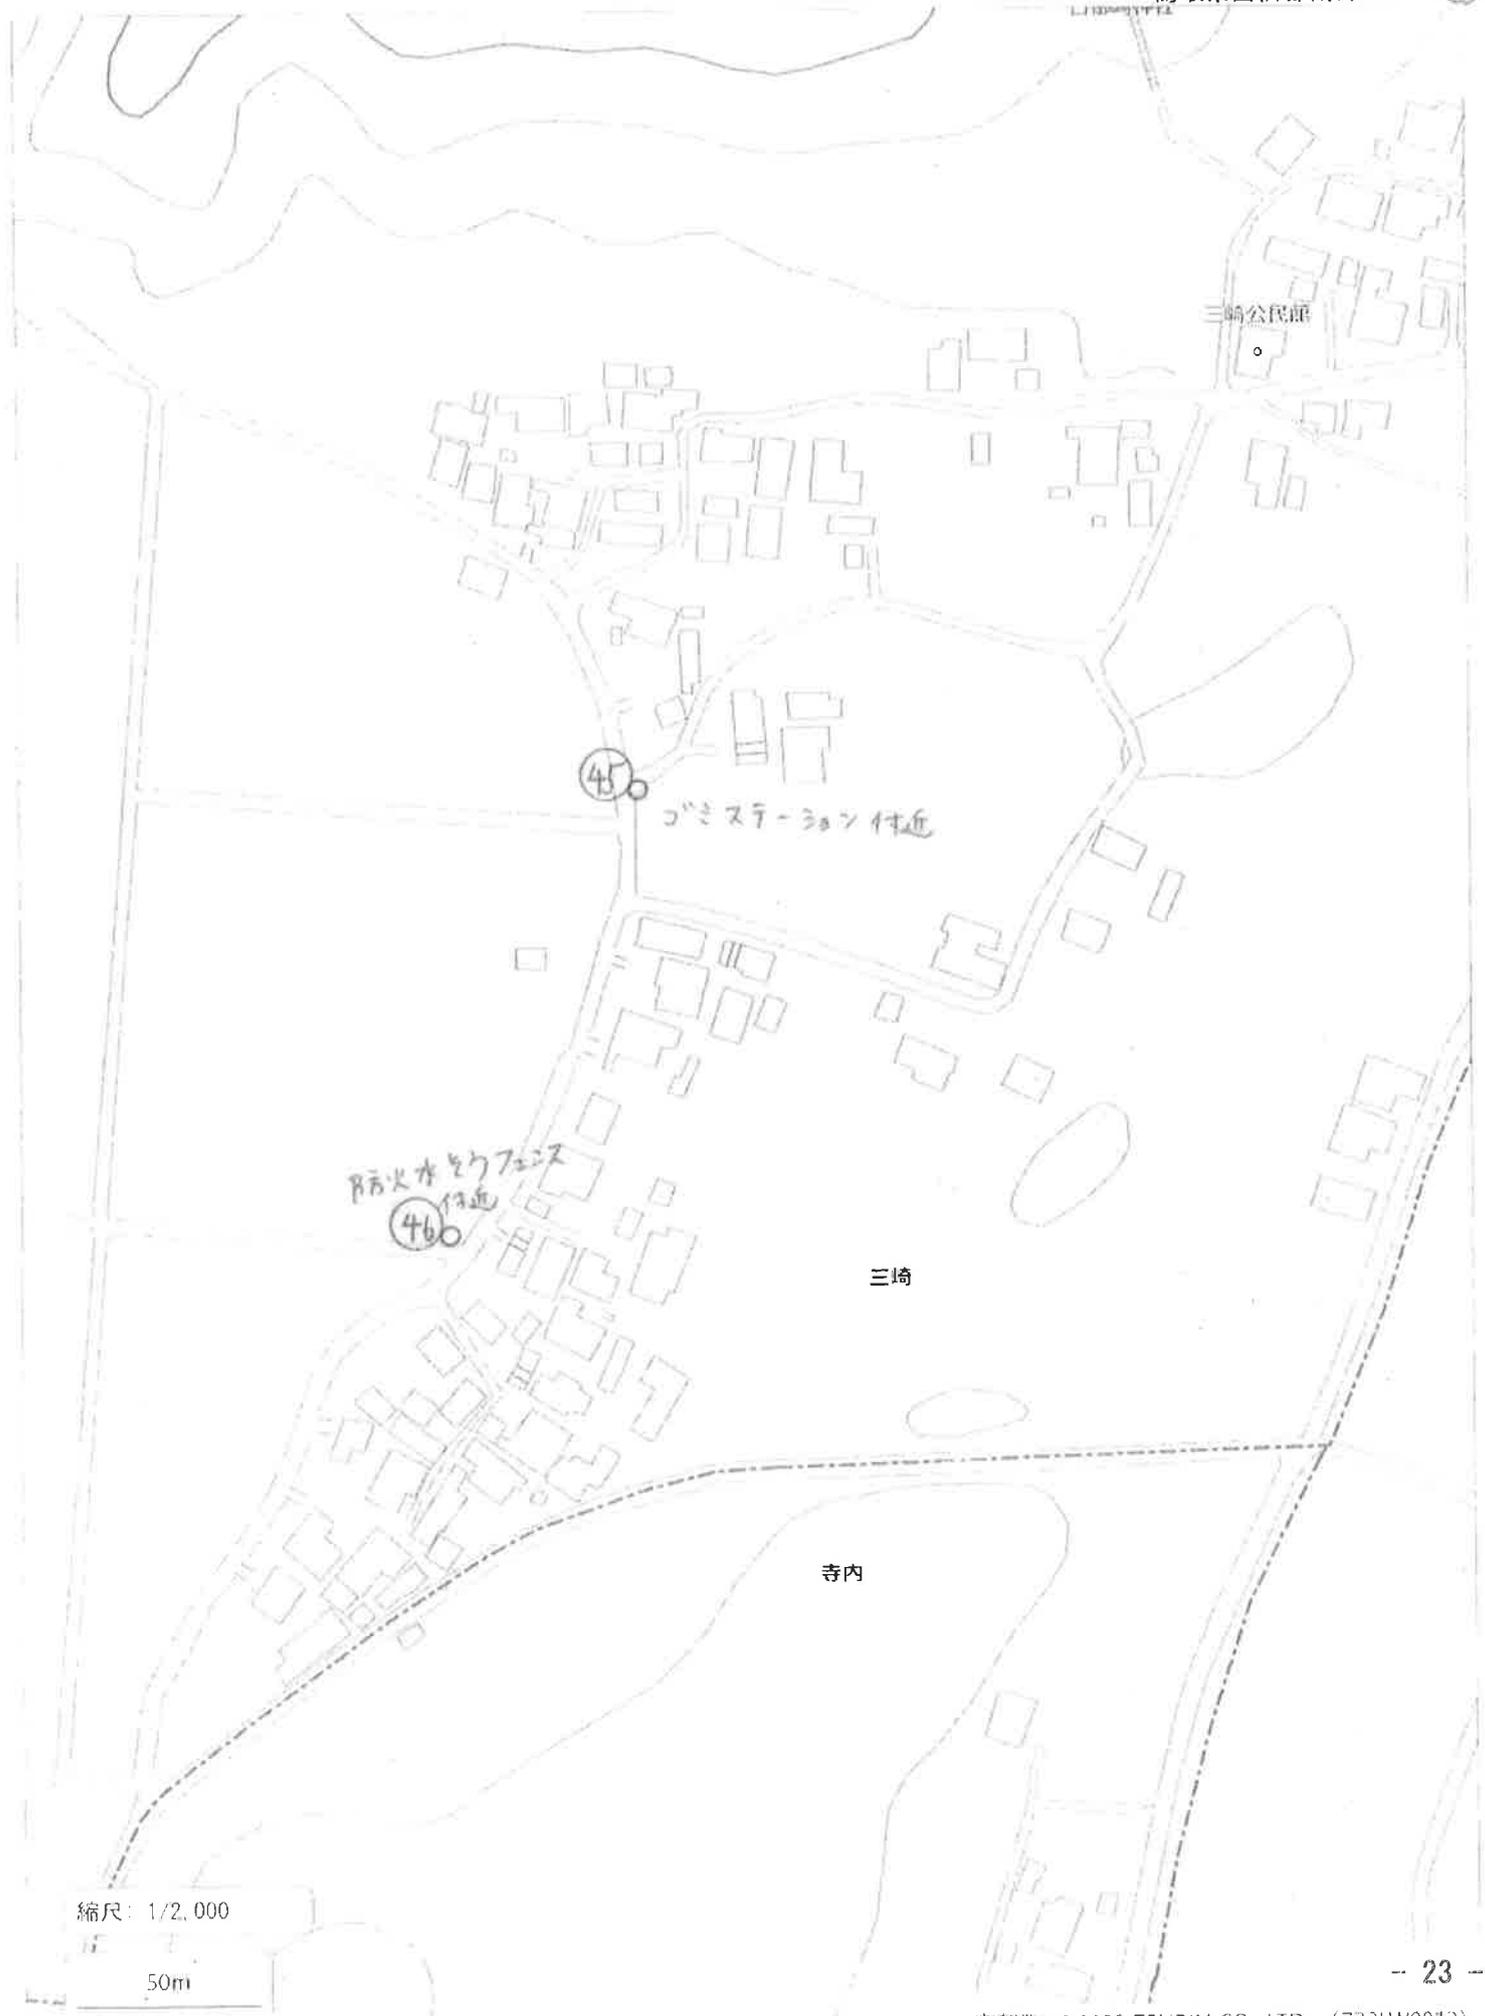

縮尺: 1/2,000


50m

(6722)



縮尺: 1/1,500

40m

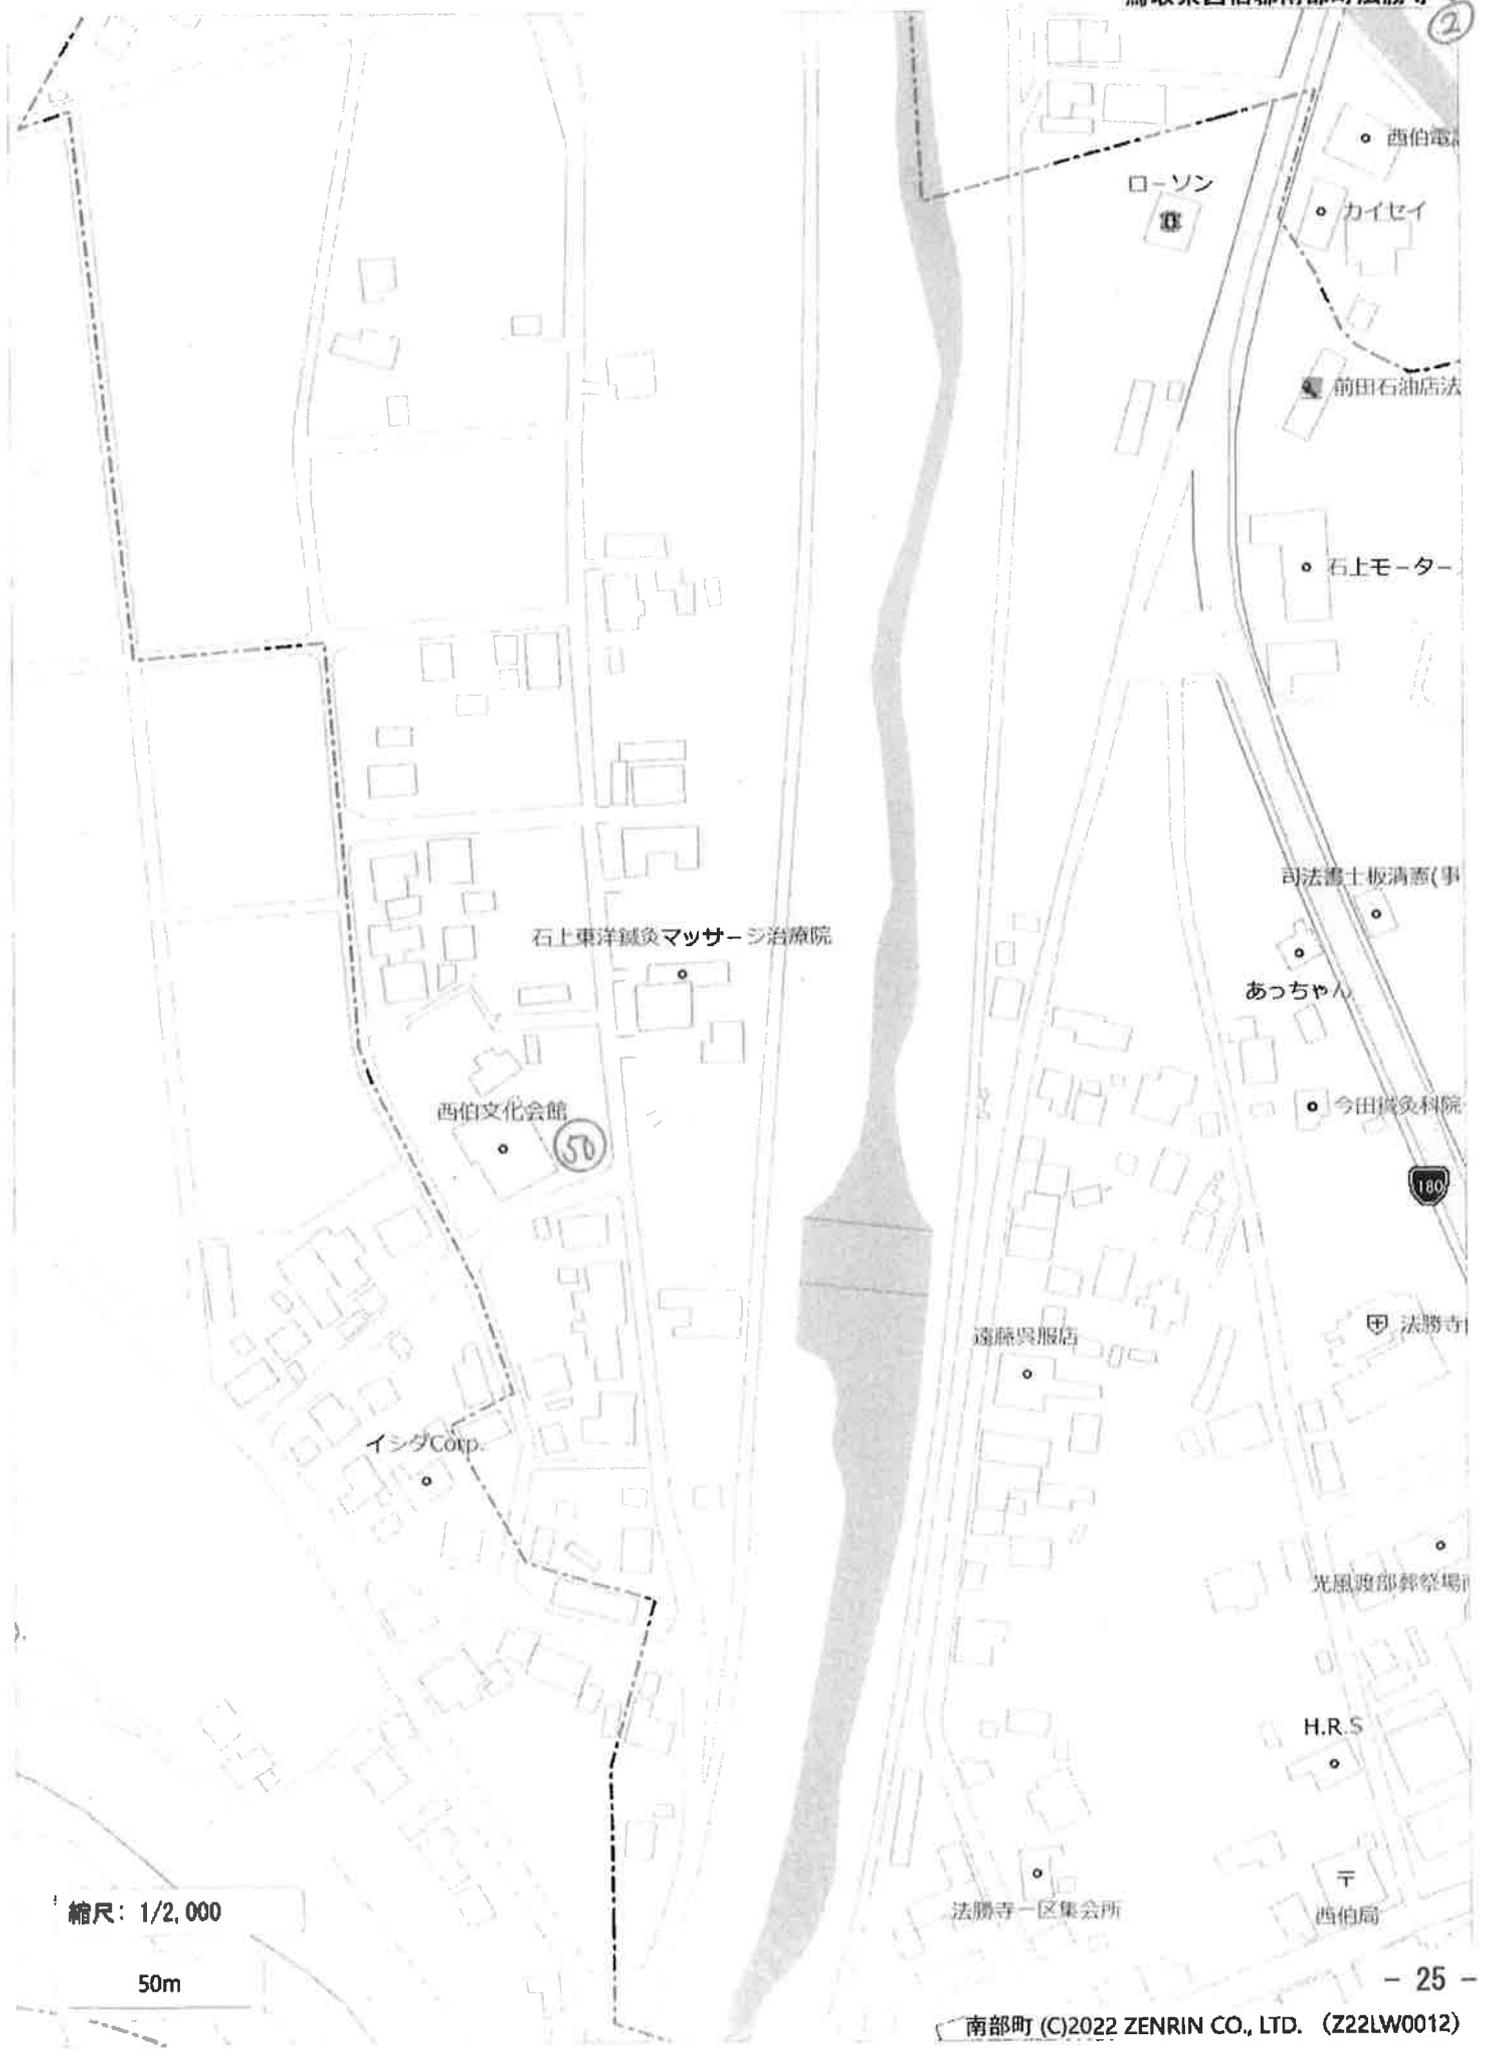

縮尺: 1/2,000

50m

○
法勝寺児童館

文
法勝寺中

15

縮尺：1/2,000

50m

①

小原生活改善会館

• おおくにコミュニティ運動施設

さいはく眼科クリニック

原

コミュニティー前
14通

53

西くらキッズ

西伯病院

52

グループホームおおくに

180

• 西伯電話交換

ローソン

• カイセイ


縮尺: 1/2,000

50m



縮尺：1/2,000

50m

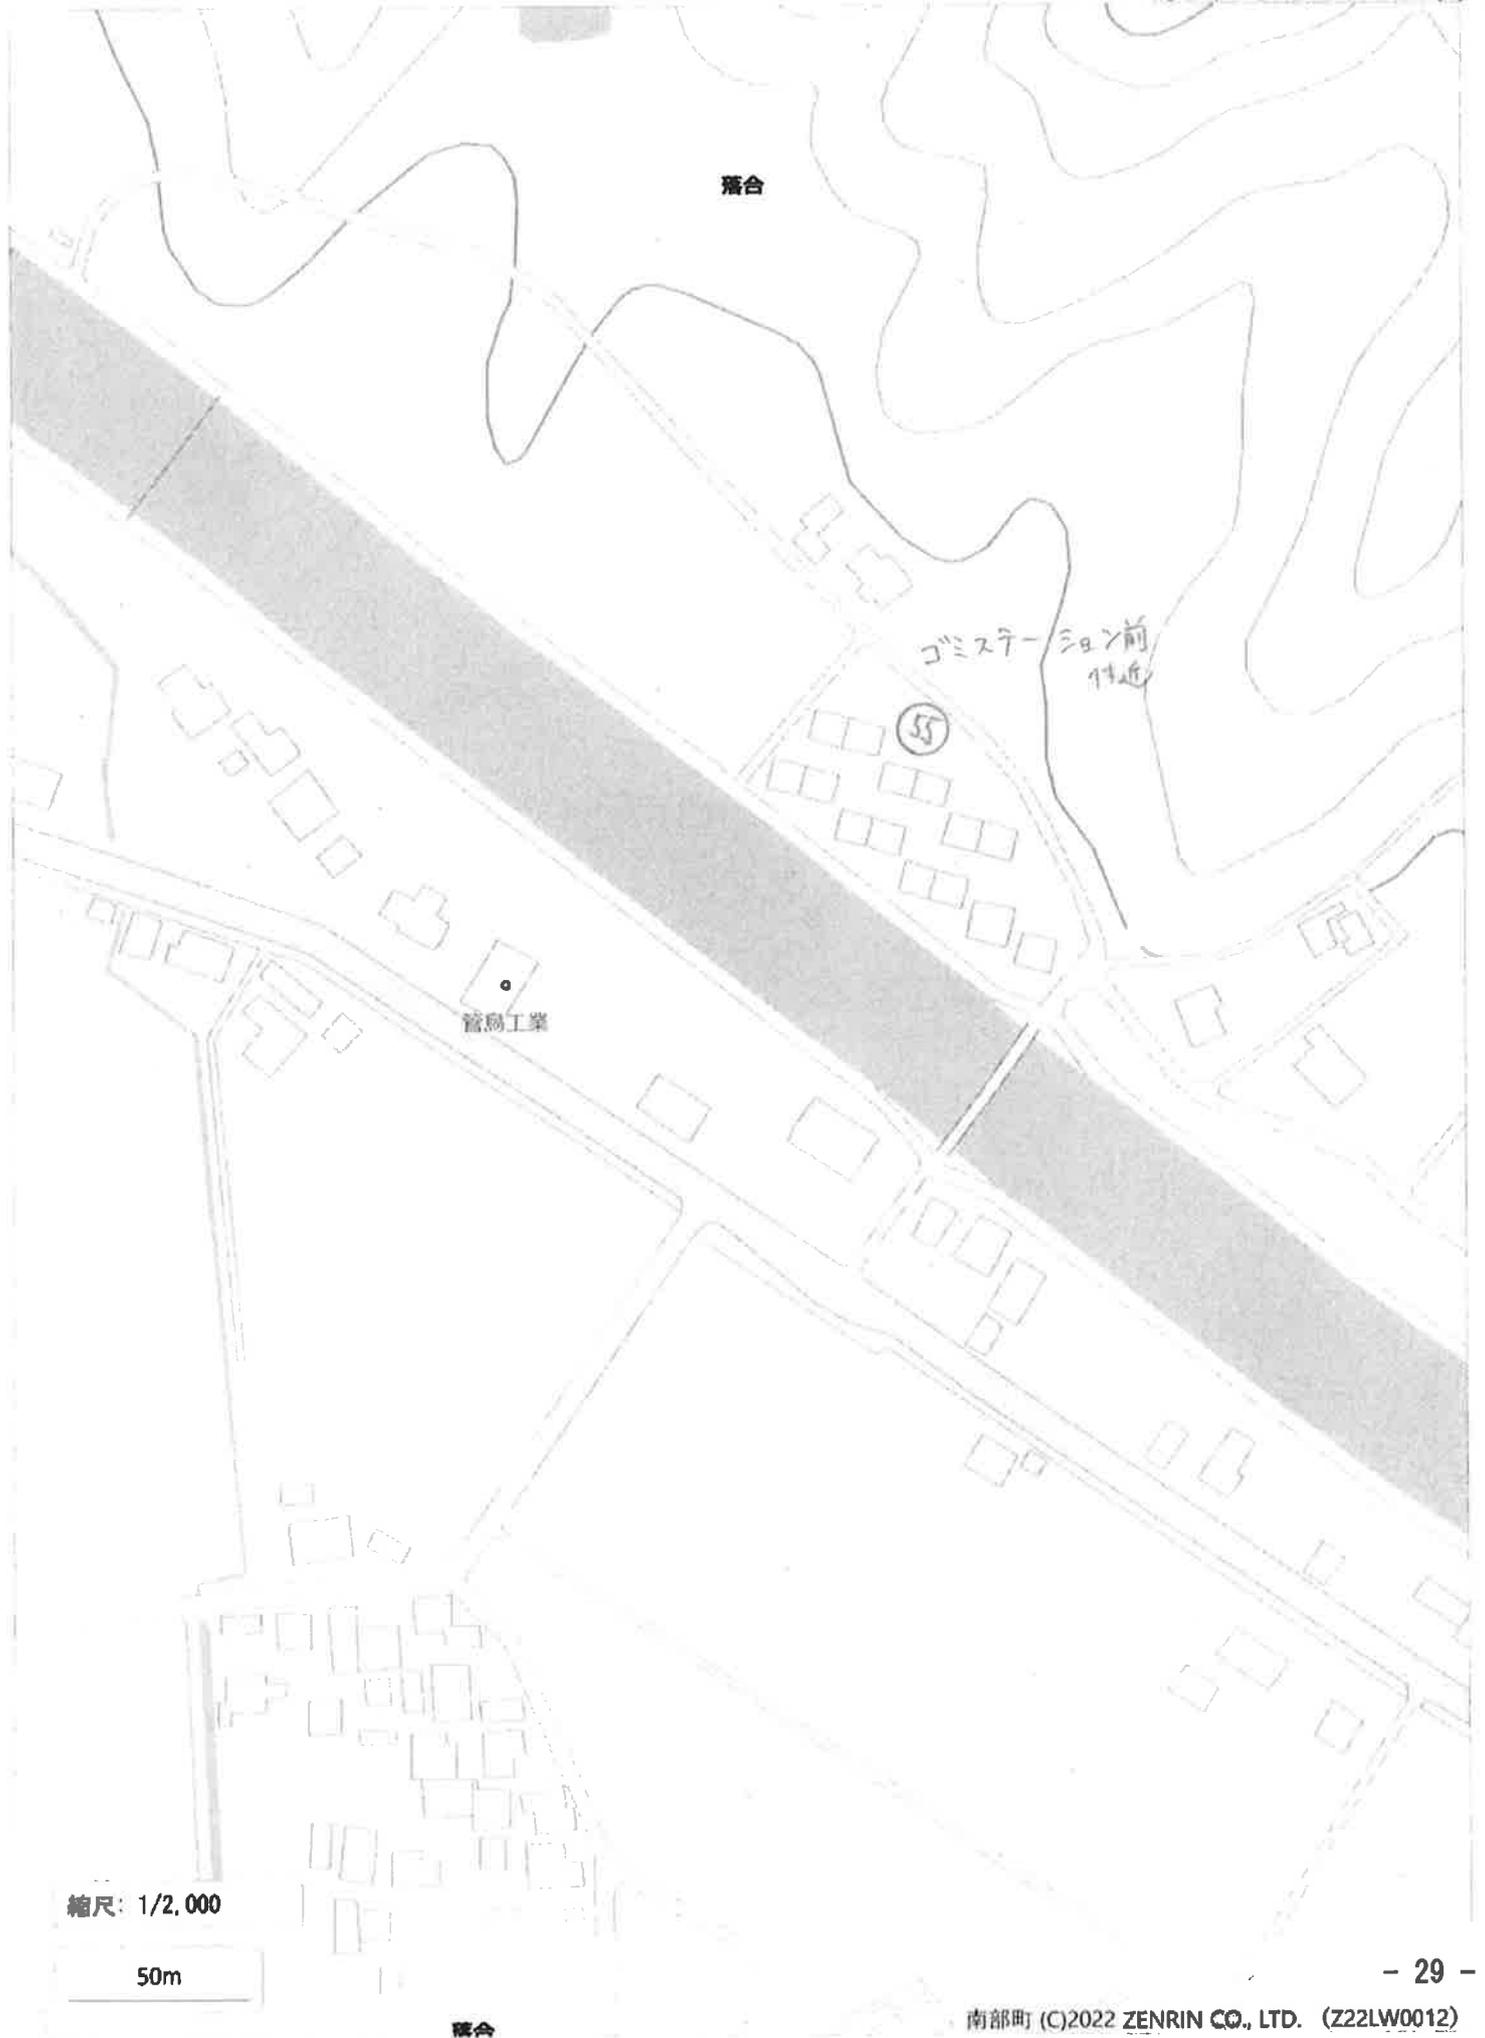

落合

ゴミステーション前
付近


55


富島工業

縮尺: 1/2,000

50m

落合

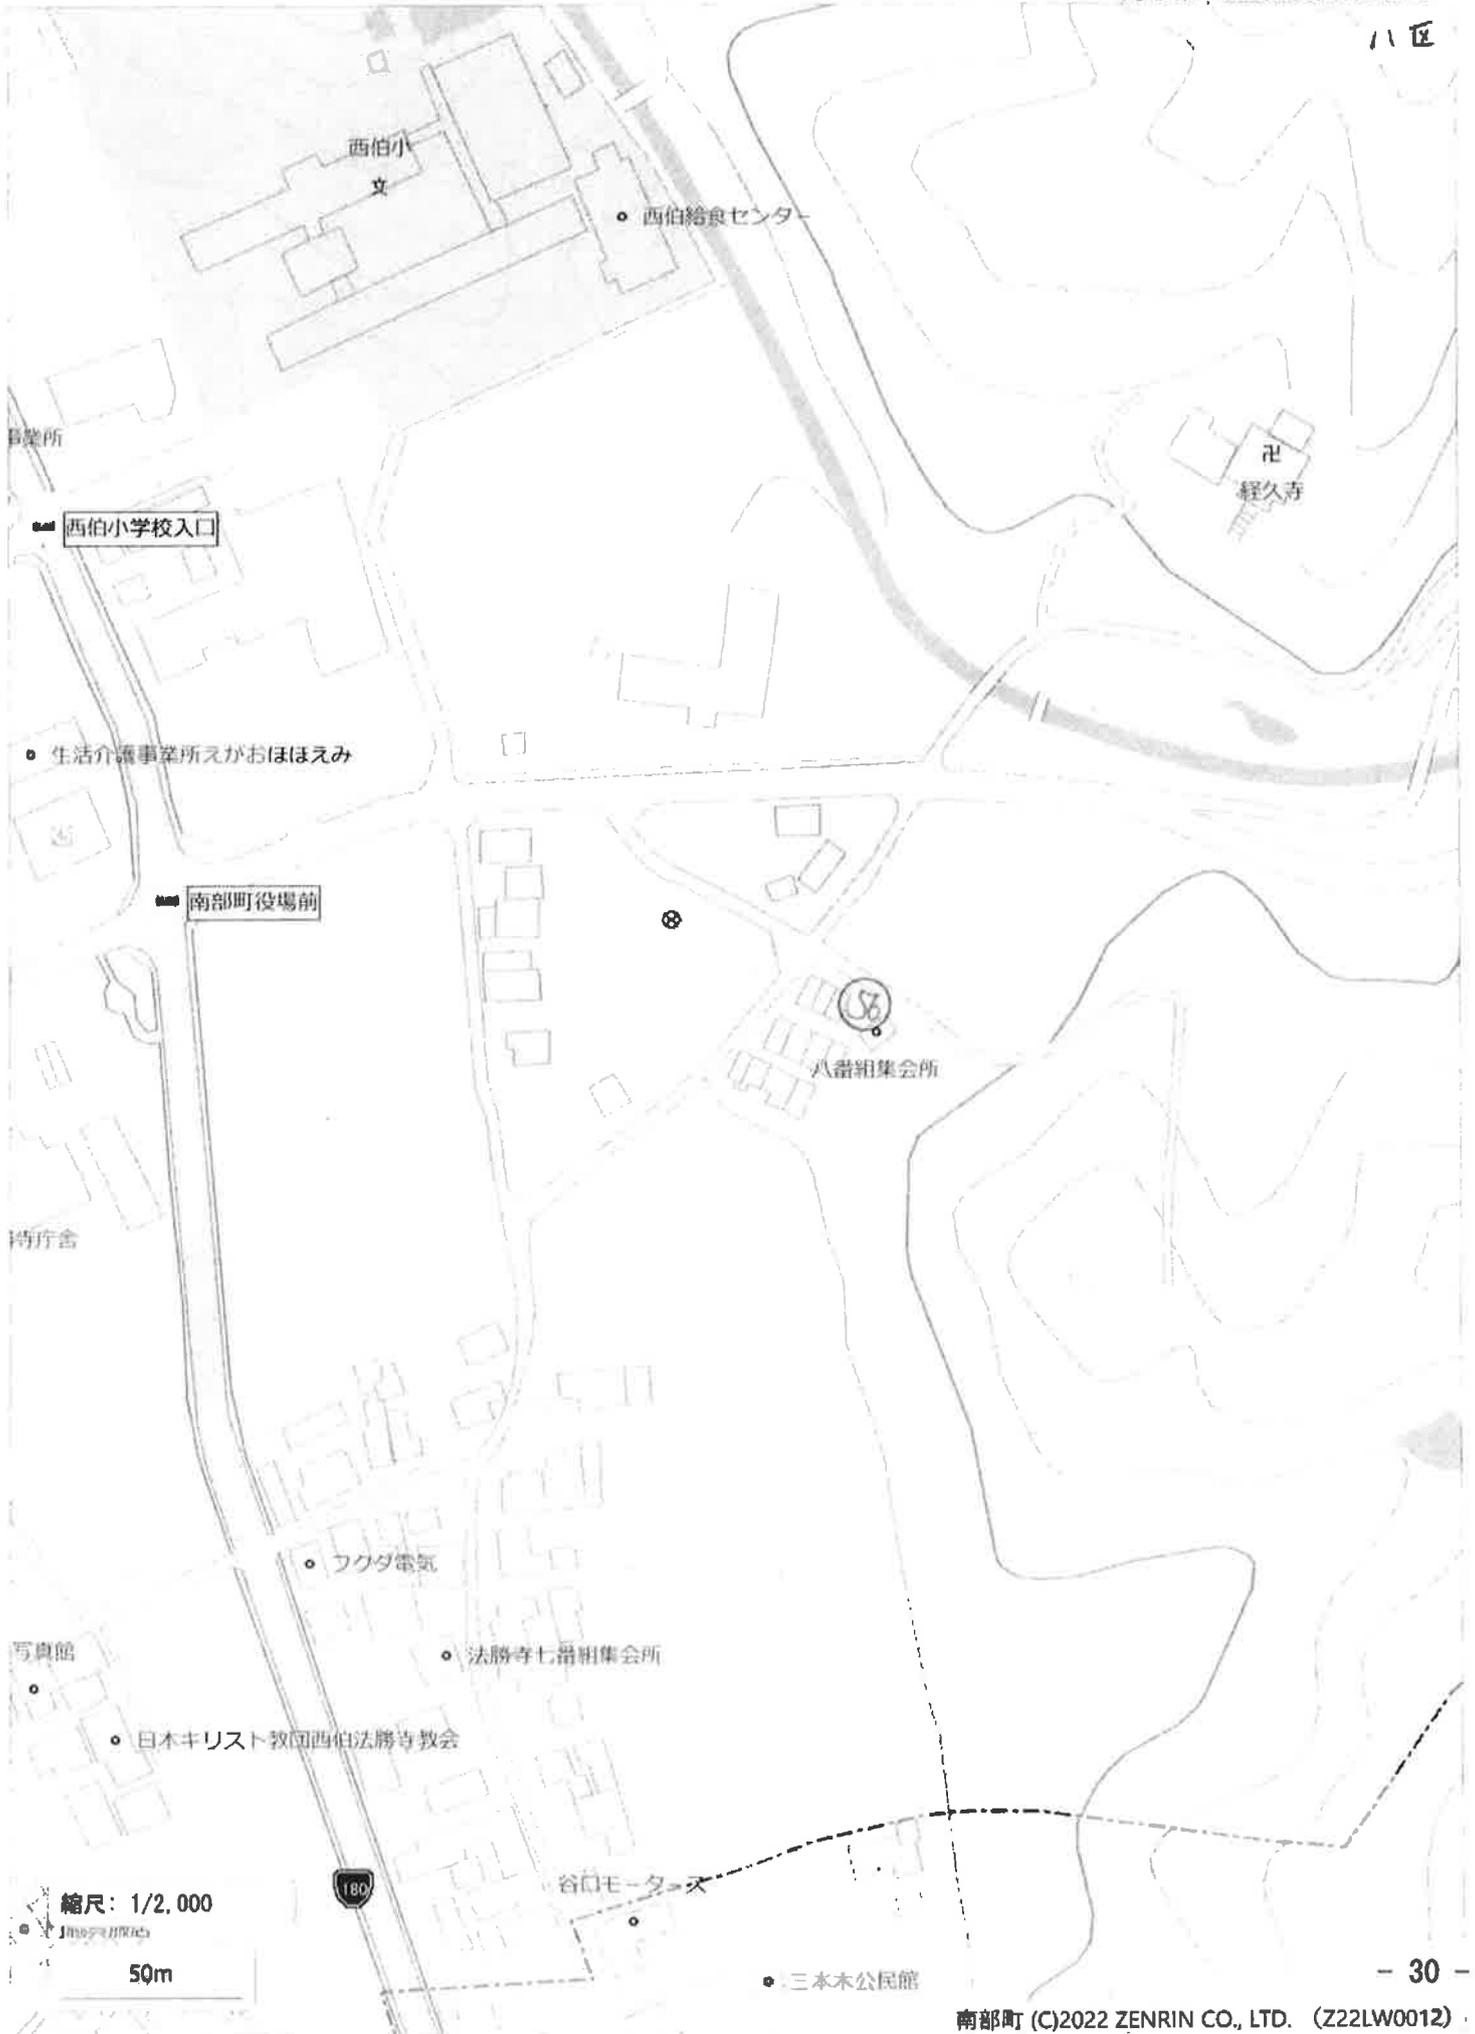

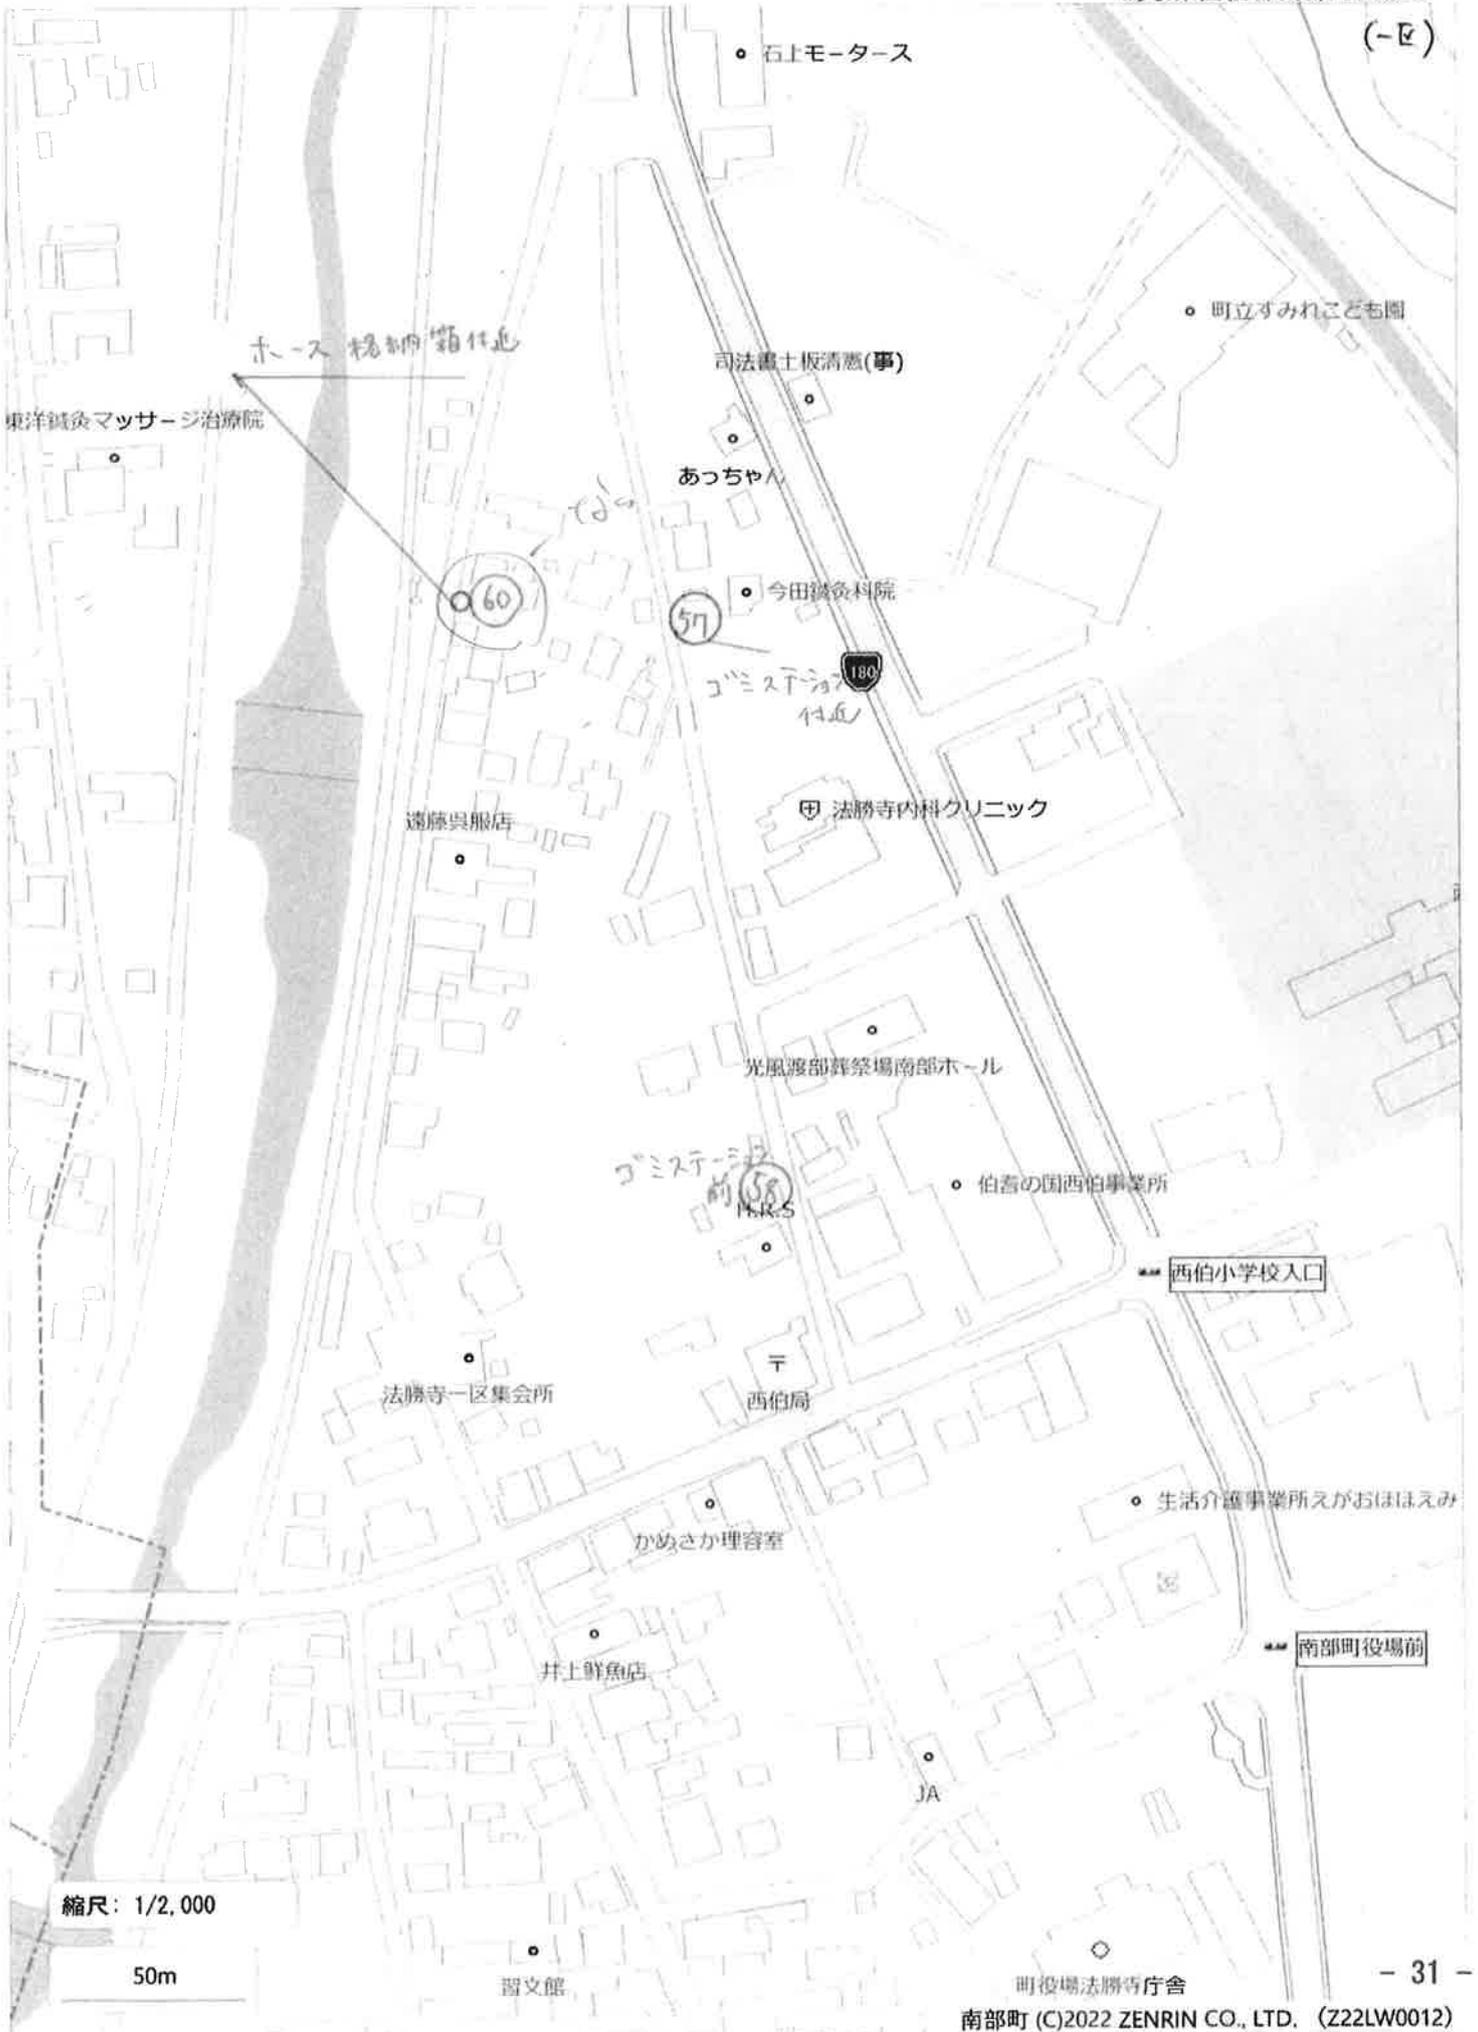

縮尺：1/2,000

50m

明役場法勝寺庁舎



縮尺: 1/1,152

30m



大国寮

3点七モ
「ホース格納庫」付近

64

63

65

小原生活改善会館

おおくにコミュニティ運動施設

原 縮尺: 1/2,000

50m

宮神社

西

公民館前

西公民館

藤谷電気工事店

縮尺：1/2,000

50m



縮尺：1/2,000

50m



縮尺: 1/2,000

50m



縮尺: 1/2,000

50m



縮尺: 1/2,000

50m



縮尺: 1/2,000

50m

原農村公園前

74

原公民館

原電気工事

73

(付近)
ホース橋細原

新古美術大園屋


津島寺川

後

鳥取グリコ

縮尺：1/2,000

50m

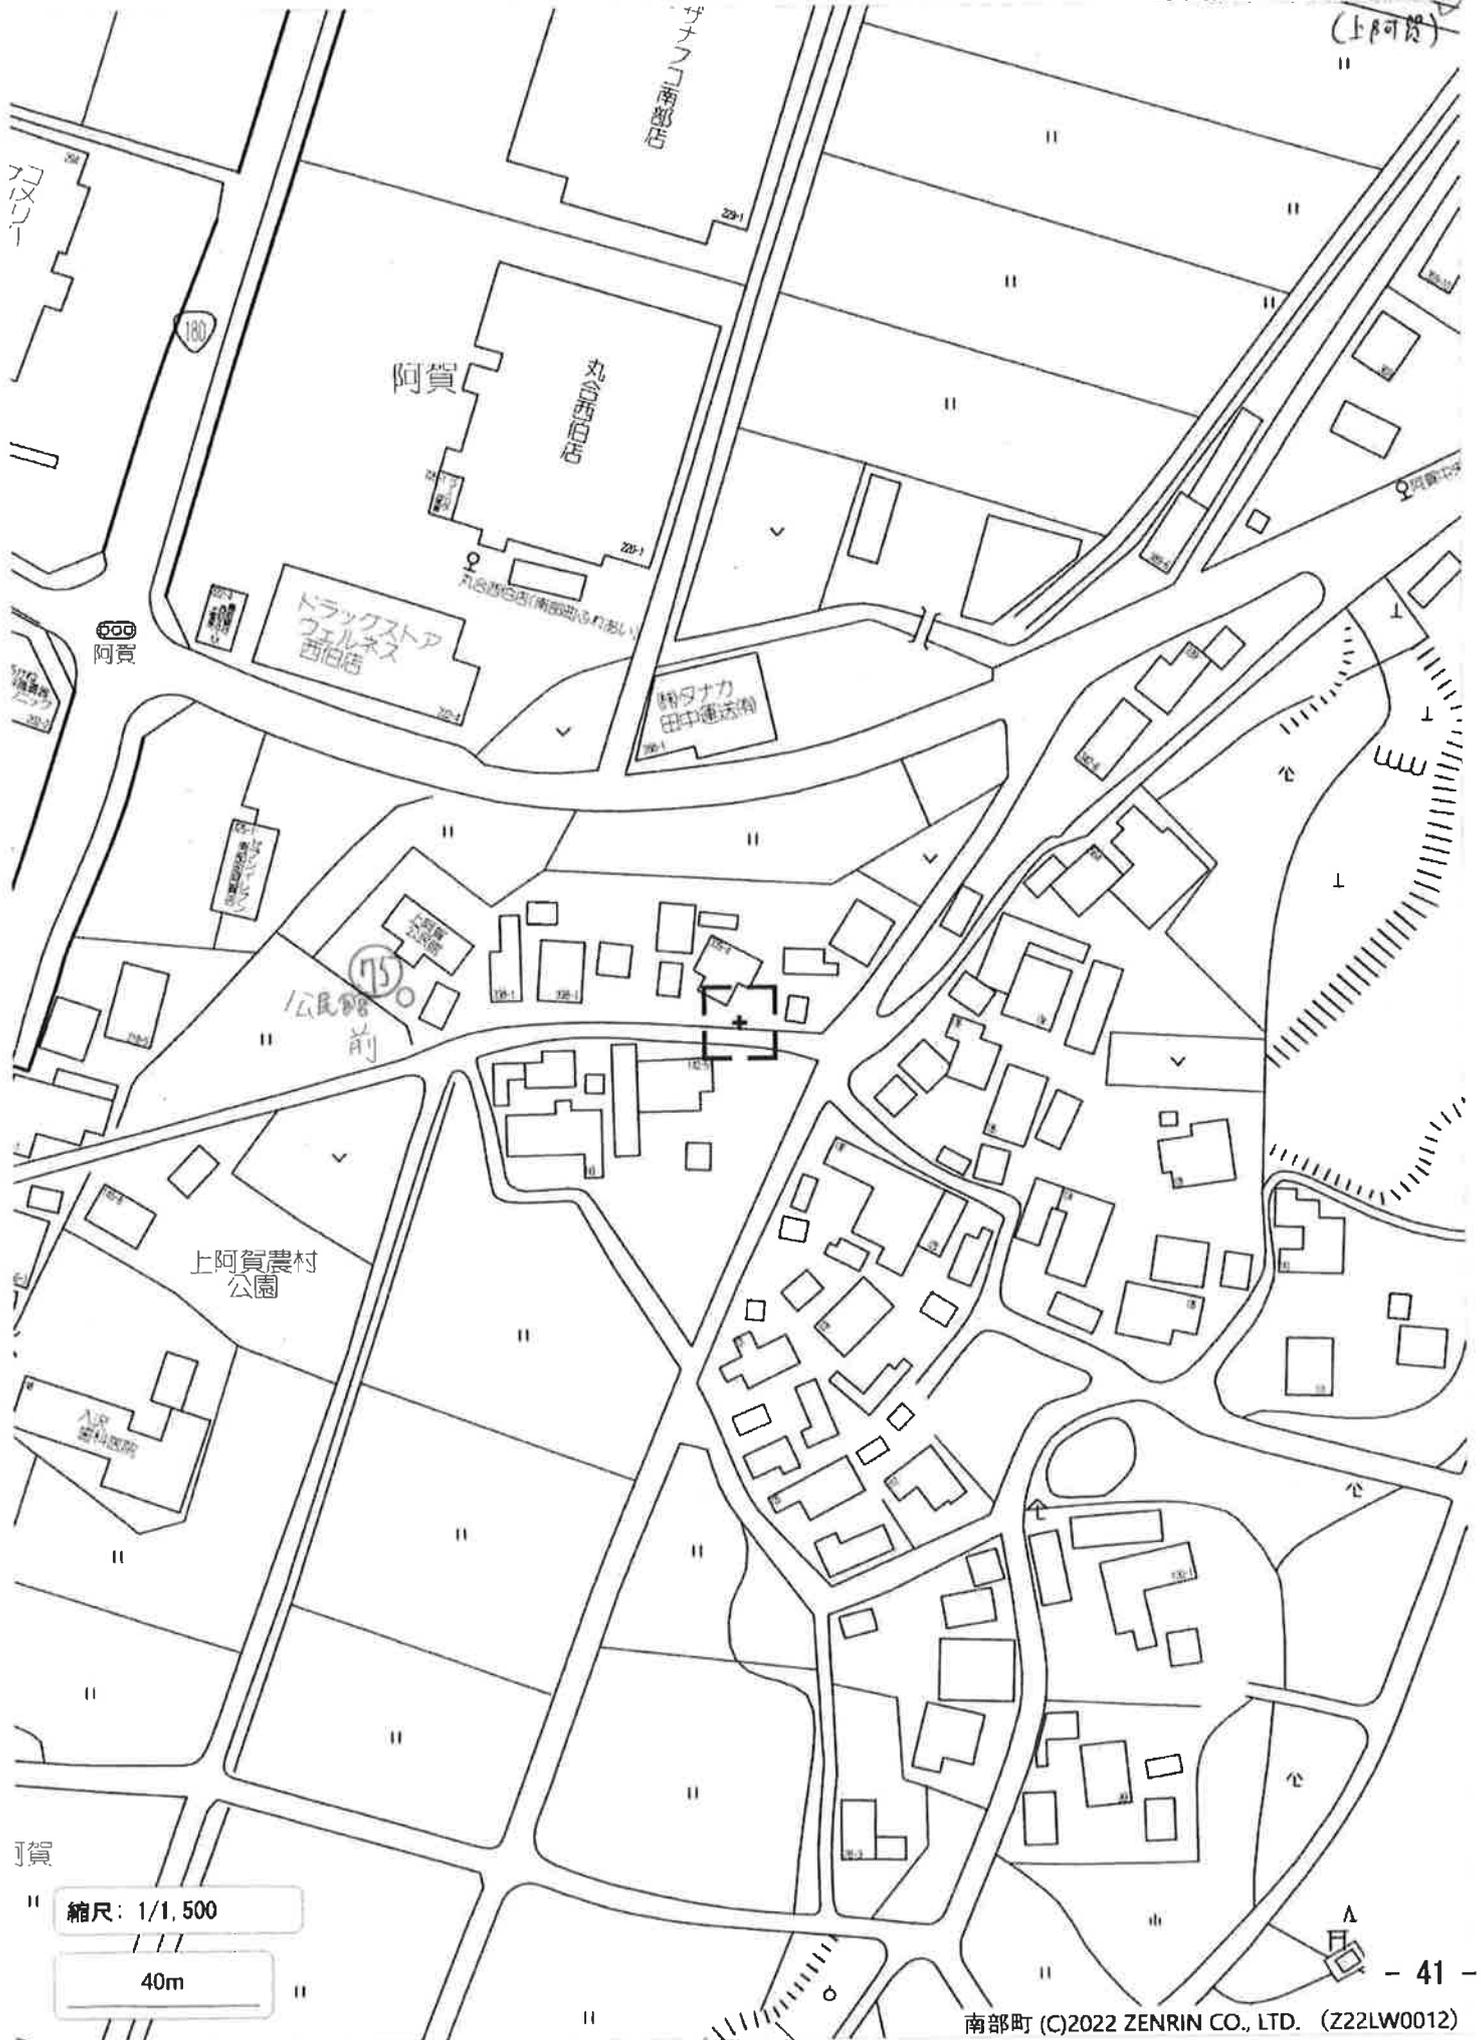

縮尺: 1/1,500

40m

